


航空灯火全体配置図 S=NON

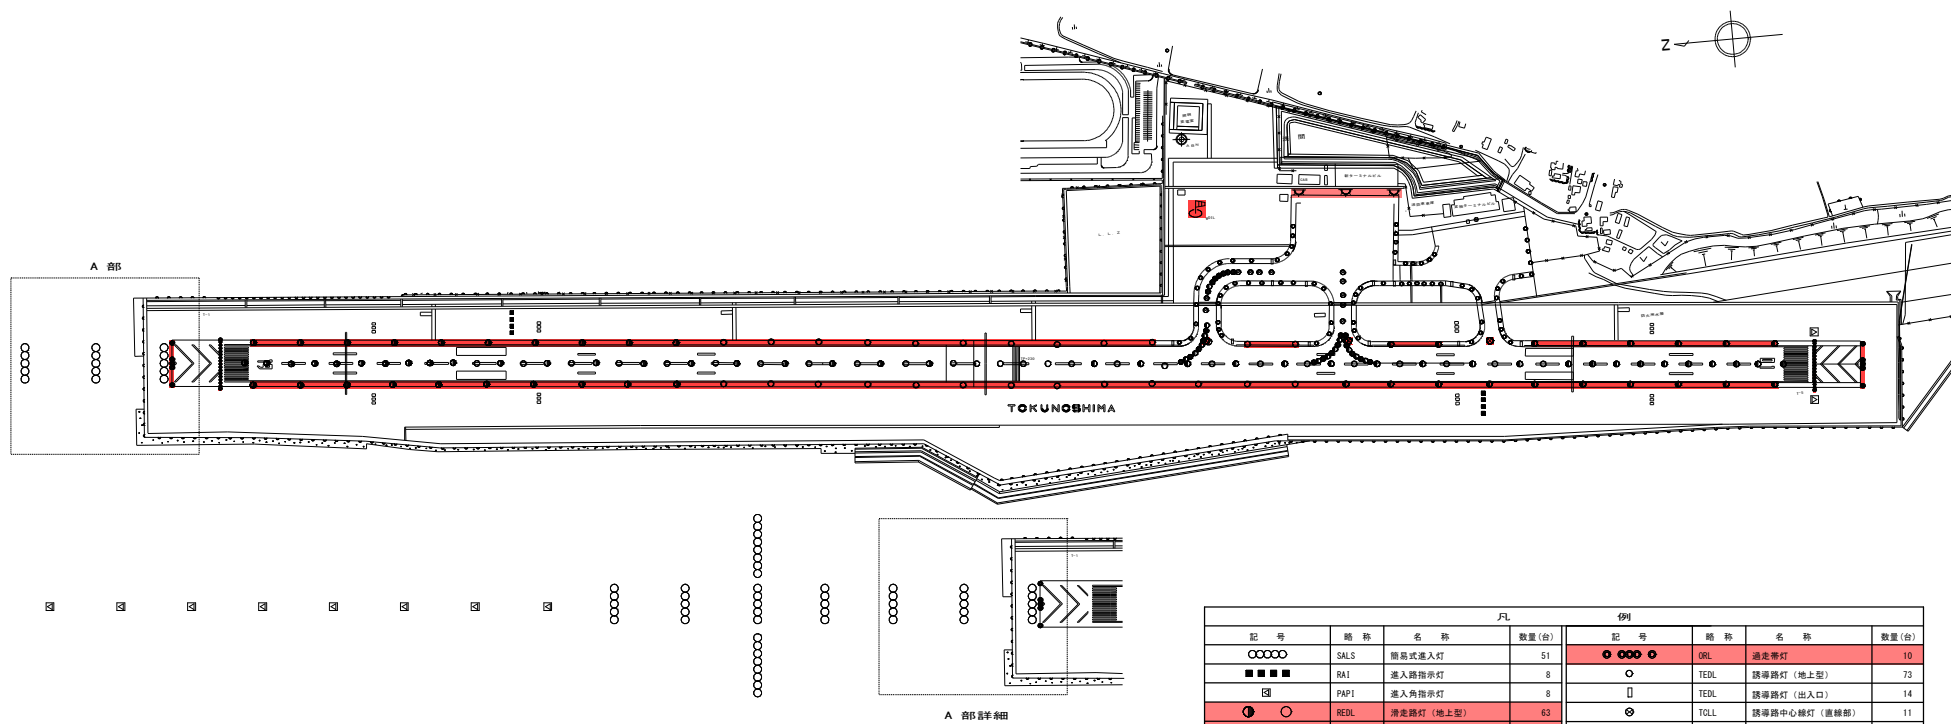

案内図 S=NON



凡				例			
記 号	略 称	名 称	数量 (台)	記 号	略 称	名 称	数量 (台)
	SALS	筒式進入灯	51		BSL	通途帶灯	1
	RAI	進入路指示灯	8		TEDL	誘導路灯 (地上型)	1
	PAPI	進入角指示灯	63		TEDL	誘導路灯 (出入口)	1
	REDL	滑走路灯 (地上型)	8		TOLL	誘導路中心線灯 (直線部)	1
	REDL	滑走路灯 (螺旋型)	3		TOLL	誘導路中心線灯 (曲線部)	3
	RTHL	滑走路末端灯 (地上型)	4		ABN	飛行場灯台	1
	RTHL	滑走路末端灯 (埋込型)	30		MDL	風向灯	1
	RWYTL	滑走路末端端別灯	2		FL0	エプロン照明灯	1
	ROLL	滑走路中心線灯	66				

実施設計図

鹿 児 島 県	
工 事 名	徳之島空港整備工事（電気R8-1工区）
空 港 名	徳 の 島 空 港
工事箇所	大島郡天城町浅間 地内
図面種類	航空灯火配置図・案内図
縮 尺	
図面番号	全 22 葉 第 1 号

S=図示




S=1 : 4, 000




鹿 児 島 県

鹿 兒 島 県	
工 事 名	値之島空港整備工事（電気R8-1工区）
空 港 名	値 之 島 空 港
工事箇所	大島郡天城町浅間 地内
図面種類	滑走路灯配置配線図
縮 尺	
図面番号	全 22 葉 第 2 号


滑走路灯(地上型)灯器設置詳細図

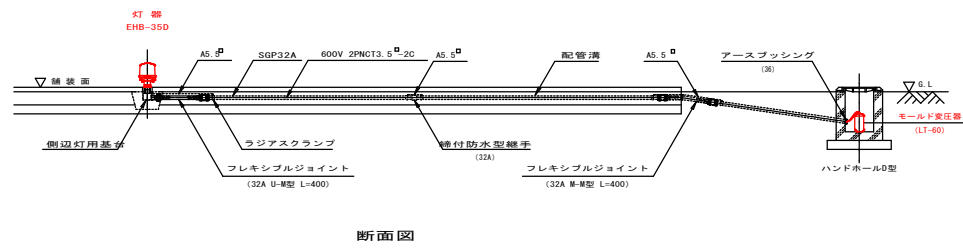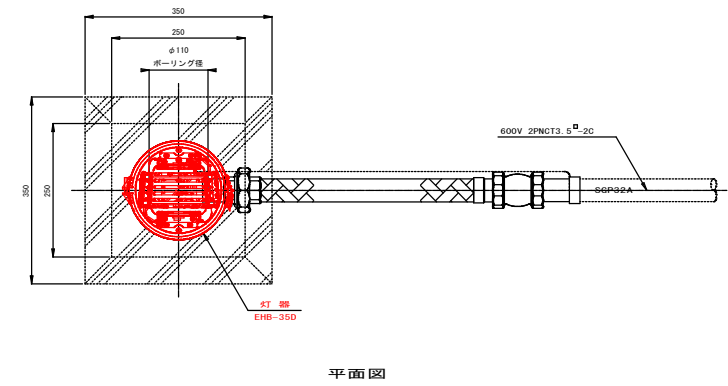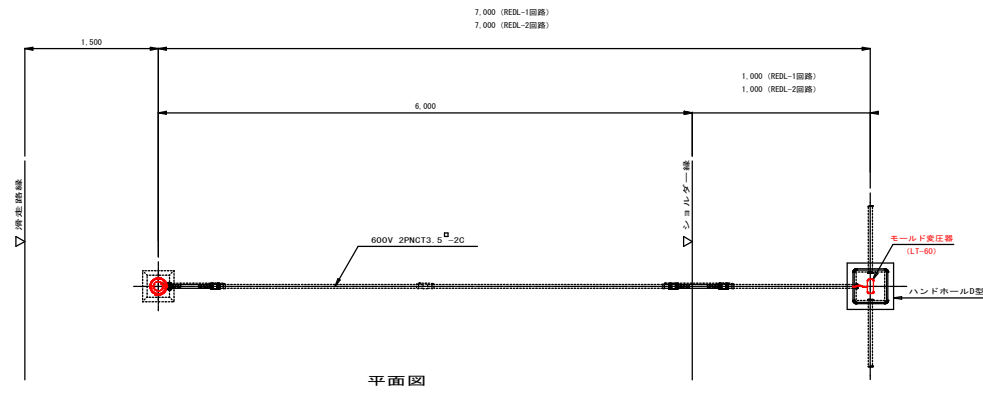

滑走路灯（地上型）配置配線詳細図 S=1/30

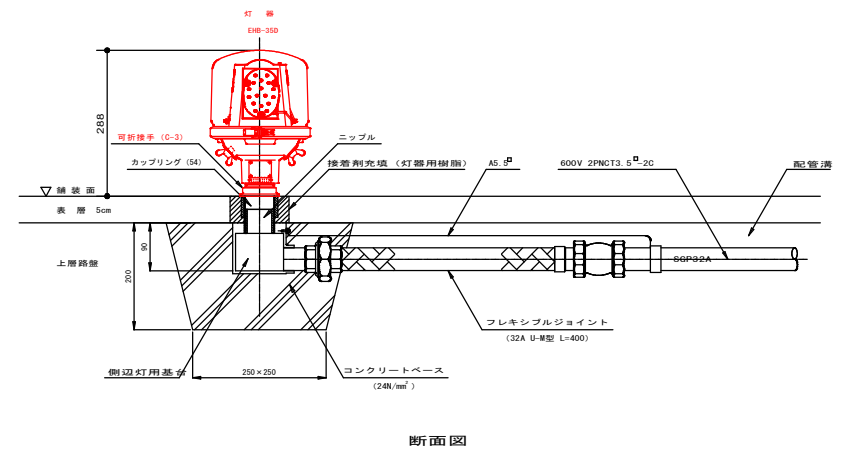

滑走路灯（地上型）灯器設置詳細図 S=1/5

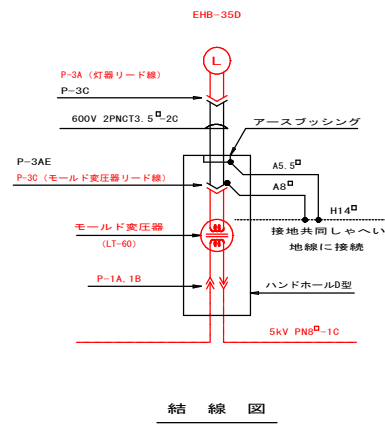


実施設計図

鹿 児 島 県	
工 事 名	徳之島空港整備工事（電気R8-1工区）
空 港 名	徳 之 島 空 港
工事箇所	大島郡天城町浅間 地内
図面種類	滑走路灯（地上型）灯器設置詳細図
縮 尺	
図面番号	全 22 葉 第 3 号


滑走路灯・滑走路末端灯灯器設置詳細図（埋込式） S=図示

滑走路末端灯灯器設置詳細図 S=1:20

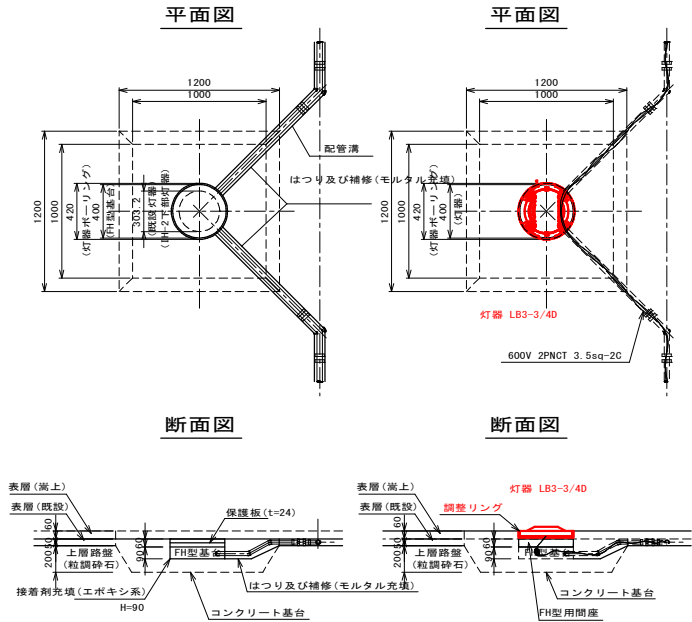

滑走路灯灯器設置詳細図 S=1:10

灯器NO. 21, 24, 27

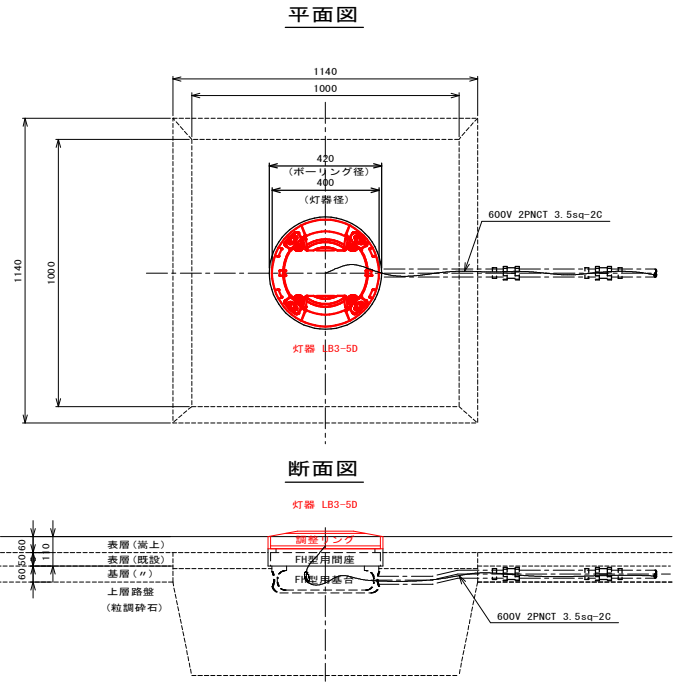


実施設計図

鹿児島県	
工事名	徳之島空港整備工事（電気R8-1工区）
空港名	徳之島空港
工事箇所	大島郡天城町浅間 地内
図面種類	滑走路灯・滑走路末端灯（埋込型）灯器設置詳細図
縮尺	
図面番号	全 22 葉 第 4 号




滑走路末端灯配置配線図 S=図示

配置配線図 S=1:4,000

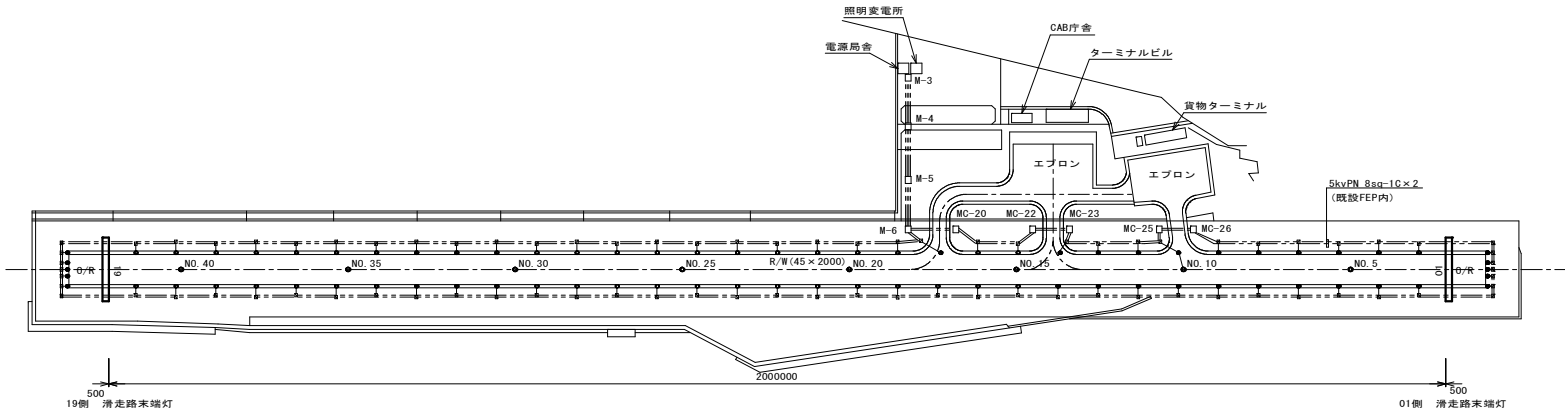

系統図 S=NON

結線図 S=NON

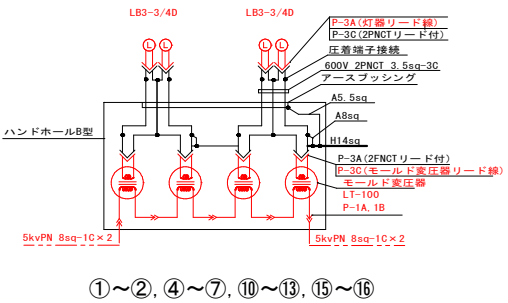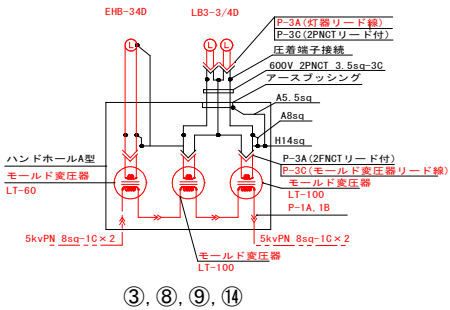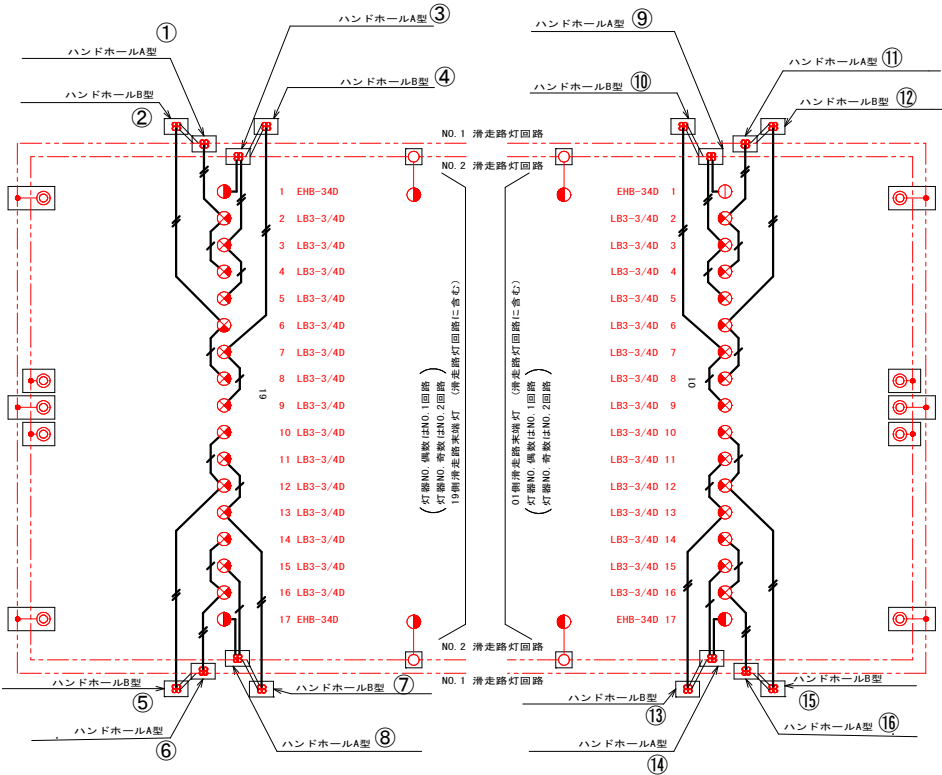


凡例			
記号	名称	規格	備考
赤丸	滑走路末端灯	LB3-3/4D	
赤丸	滑走路末端灯	EHB-34D	
○	滑走路灯	EHB-35D	
○	滑走路灯	LB3-5D	
○	滑走路灯	EHU-38D	
---	航空照明用ケーブル	5KVPN 8sq-1C	
---	2PNCCTケーブル	600V 3.5sq-3C	
●	モールド変圧器	LT-60 LT-100	
←	ブラグレースアップ	P-1A, 1B, P-3AE, 3A, 3C	
□	ハンドホール	A型, B型	
□	ダクトマンホール		


実施設計図

鹿児島県	
工事名	徳之島空港整備工事（電気R8-1工区）
空港名	徳之島空港
工事箇所	大島郡天城町浅間 地内
図面種類	滑走路末端灯配置配線図
縮尺	
図面番号	全 22 業 第 5 号

滑走路末端灯（地上型）灯器設置詳細図

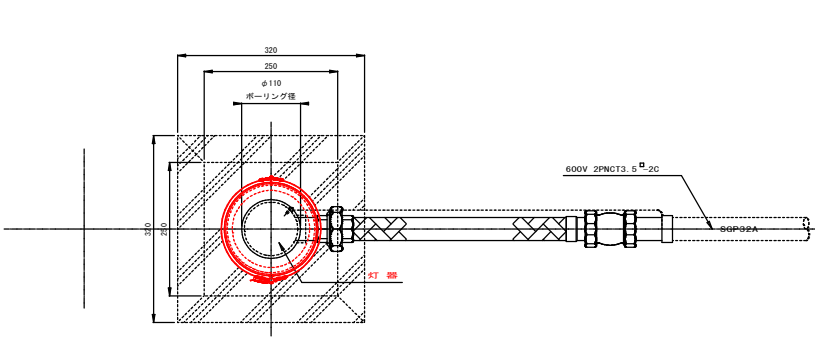

平面図

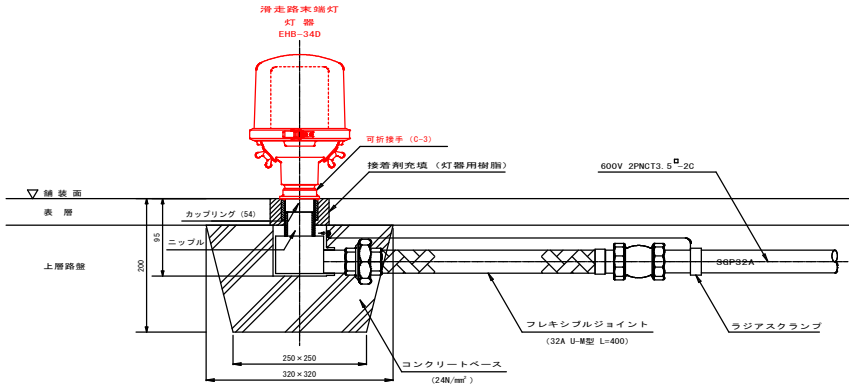


断面図

実施設計図

鹿児島県	
工事名	徳之島空港整備工事（電気R8-1工区）
空港名	徳之島空港
工事箇所	大島郡天城町浅間 地内
図面種類	滑走路末端灯（地上型）灯器設置詳細図
縮尺	
図面番号	全 22 葉 第 6 号


過走帯灯灯器設置詳細図

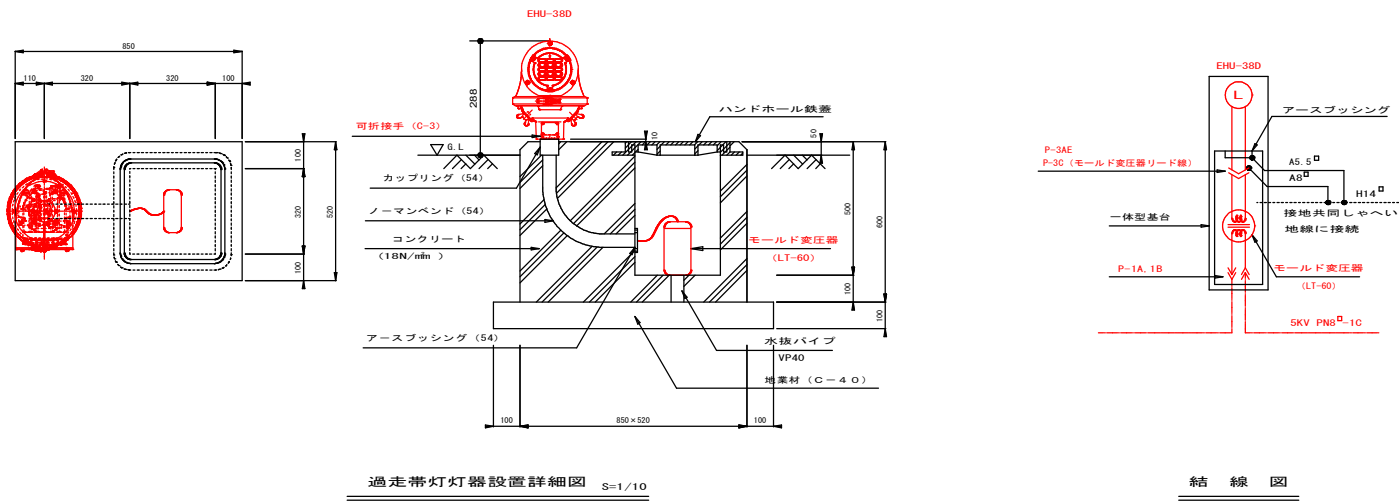

実施設計図

鹿児島県	
工事名	徳之島空港整備工事（電気R8-1工区）
空港名	徳之島空港
工事箇所	大島郡天城町浅間 地内
図面種類	過走帯灯灯器設置詳細図
縮尺	
図面番号	全 22 葉 第 7 号


電源局舎内ケーブル布設図

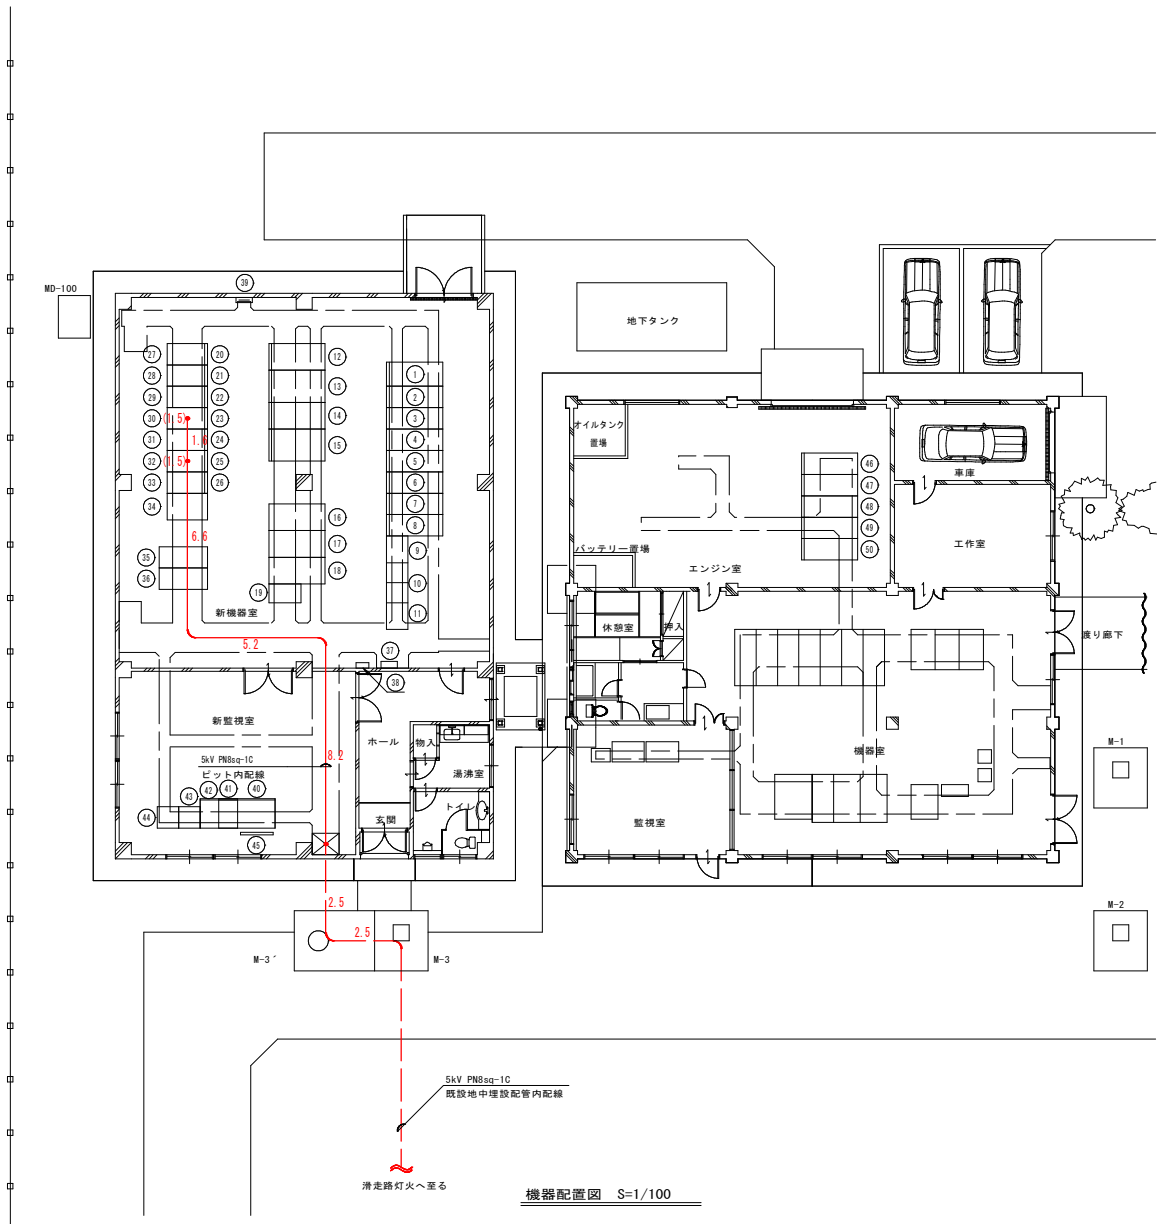



番号	機器名称	備考	番号	機器名称	備考
1	引込計器盤		24	No. 2 予備器 (SOR-2ORS)	
2	受電盤		25	REDL-1 (SOR-15R)	
3	VT盤		26	SALS (SOR-15R)	
4	ZVD盤		27	TEDL (OCT-5T2, TOLL OCT-5T2)	
5	饋電盤		28	No. 3 予備器 (SOR-3.5RW, OP-C/O)	
6	饋電盤x3		29	ROLL (OP-C/1)	
7	電源切替盤		30	REDL-2 (OP-C/1)	
8	VT盤		31	No. 1 予備器 (SOR-15RS)	
9	ZVD盤		32	REDL-1 (OP-C/1)	
10	配電盤		33	SALS (OP-C/1)	
11	配電盤x3		34	灯火インターフェース盤	
12	配電盤x2		35	電力インターフェース盤/電流計測コントローラ	
13	直流電源盤1		36	1, 2系給電制御盤	
14	直流電源盤2		37	電灯動力盤 (LM-1)	
15	インバータ盤		38	消火器	
16	No. 1 OCR 変圧器盤		39	接地端子箱	
17	No. 2 OCR 変圧器盤		40	灯火監視操作卓	
18	照明低圧盤1		41	電力用LCD卓	
19	照明低圧盤2		42	灯火用LCD卓	
20	エプロン照明盤		43	メッセージ/ロギングカラープリンタ	
21	所内動力盤		44	情報処理装置	
22	所内電灯盤		45	大型表示装置	
23	蓄電池盤		46	補機盤	
24	予備器 (OCT-5T2)・ケーブル切替盤		47	高圧配電盤	
25	PAP1 (SOR-3.5RW, OP-C/O)		48	電源自動切替盤	
26	ROLL (SOR-15R)		49	充電機盤	
27	REDL-2 (SOR-15R)		50	自動操作盤	

実施設計図

鹿 児 島 県	
工 事 名	徳之島空港整備工事（電気R8-1工区）
空 港 名	徳 之 島 空 港
工事箇所	大島郡天城町浅間 地内
図面種類	電源局舎内ケーブル布設図
縮 尺	
図面番号	全 22 葉 第 8 号

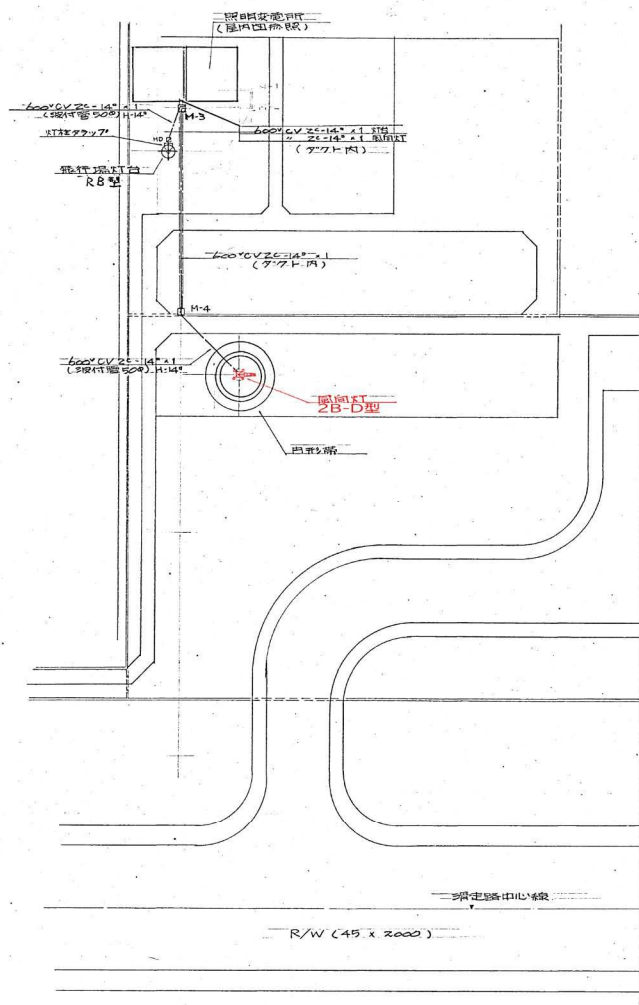

配置記線図 9 = 1/1000

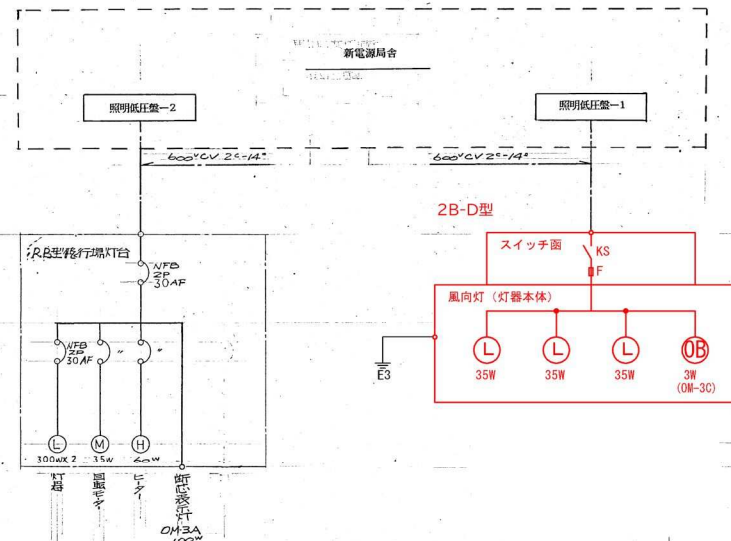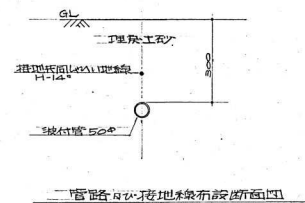


系統図

記号	名称	規格
⊕	照明器具	RB型
⊗	風向灯	2B-D型
—	低圧ケーブル	600Vケーブル
□	ハンドサイン	D型
□	ダクトマンホール	規格

実施設計図


鹿児島県	
工事名	鹿児島空港整備工事（電気R8-1工区）
空港名	鹿児島空港
工事箇所	大島郡天城町境内 地内
図面種類	風向灯配置記線図
縮尺	
図面番号	全 22 葉 第 9 号

風向灯灯器設置詳細図

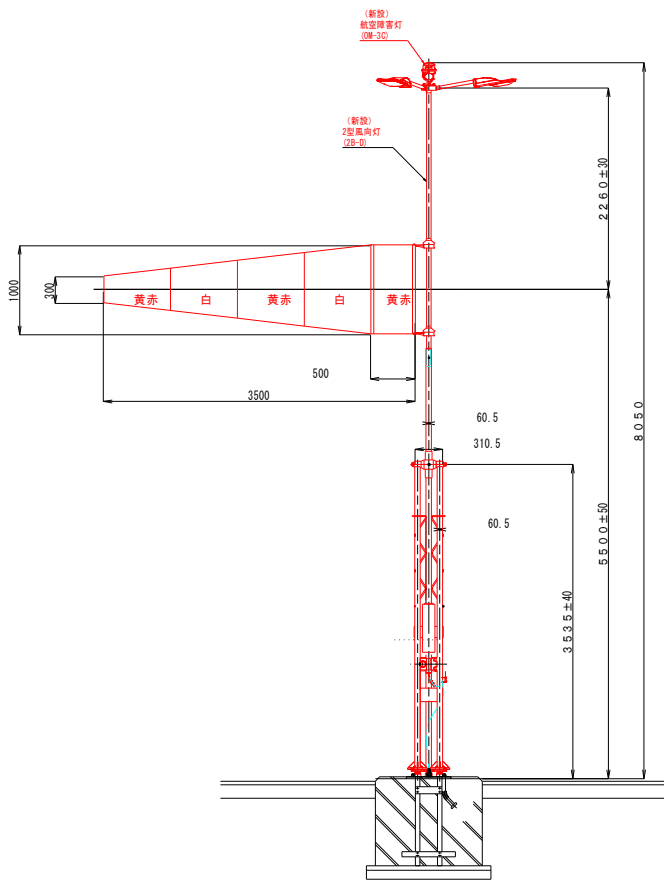


2B-D型風向灯灯器設置詳細図

S=1:30

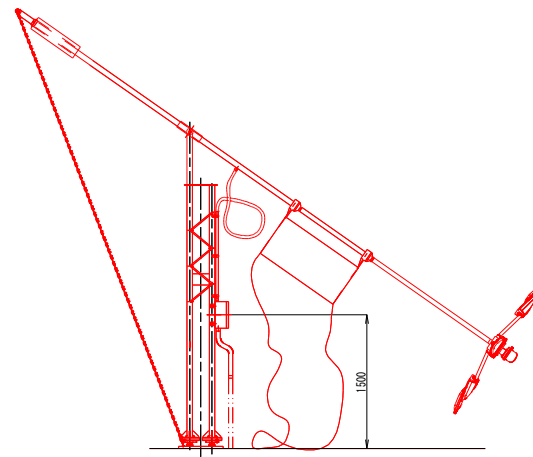

風向灯折り畳み時

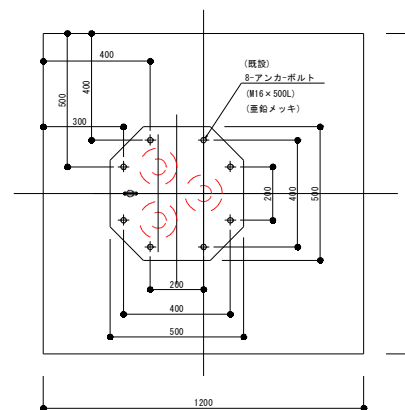

アンカーボルト位置図

S=1:10

実施設計図

鹿 児 島 県	
工 事 名	徳之島空港整備工事（電気R8-1工区）
空 港 名	徳 之 島 空 港
工事箇所	大島郡天城町浅間 地内
図面種類	風向灯灯器設置詳細図
縮 尺	
図面番号	全 22 葉 第 10 号

系統図





管路布設断面図 S=1:10




鹿 児 島 県	
工 事 名	徳之島空港整備工事（電気R8-1工区）
空 港 名	徳 之 島 空 港
工事箇所	大島郡天城町浅間 地内
図面種類	エプロン照明灯配置配線図
縮 尺	
図面番号	全 22 葉 第 11 号

エプロン照明灯灯器設置詳細図-1 S=1:30


No. 1及びNo. 3エプロン照明灯設置図

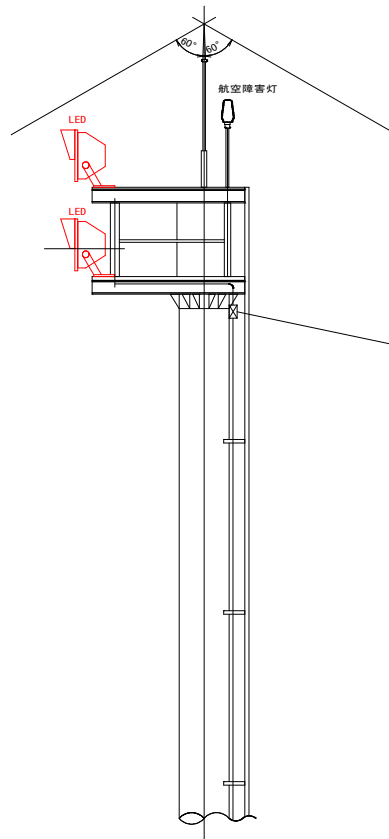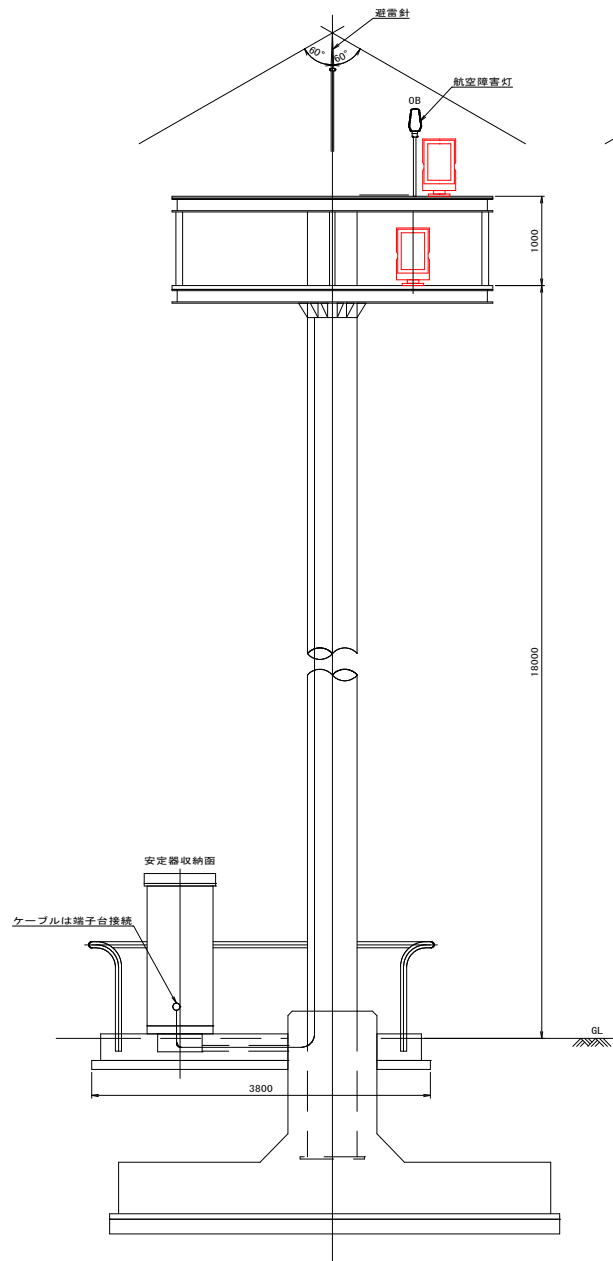


正面図

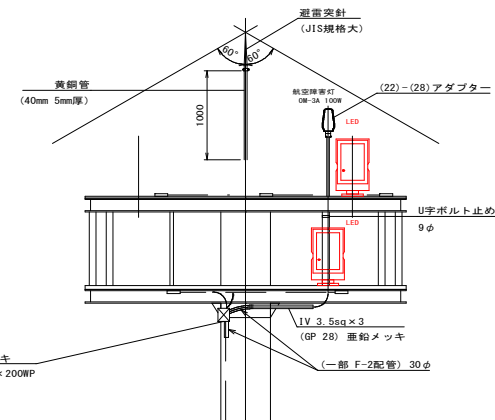

上段平面図

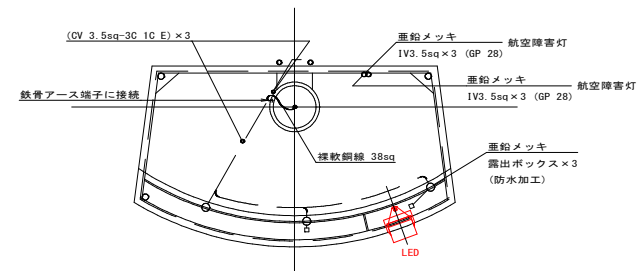






下段平面図

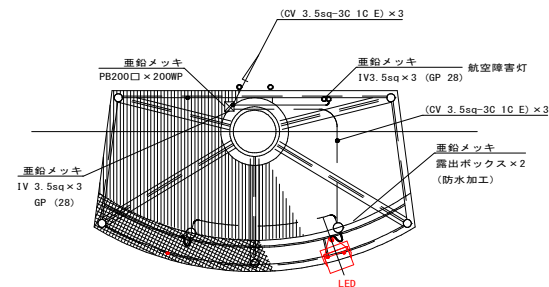

実施設計図

鹿児島県	
工事名	徳之島空港整備工事（電気R8-1工区）
空港名	徳之島空港
工事箇所	大島郡天城町浅間 地内
図面種類	エプロン照明灯灯器設置詳細図 1
縮 尺	
図面番号	全 22 葉 第 12 号

No. 2エプロン照明灯設置図

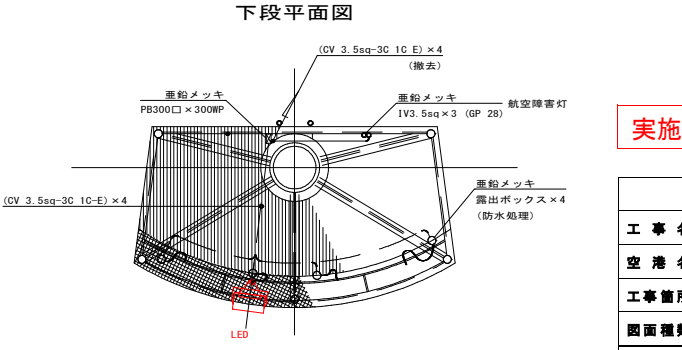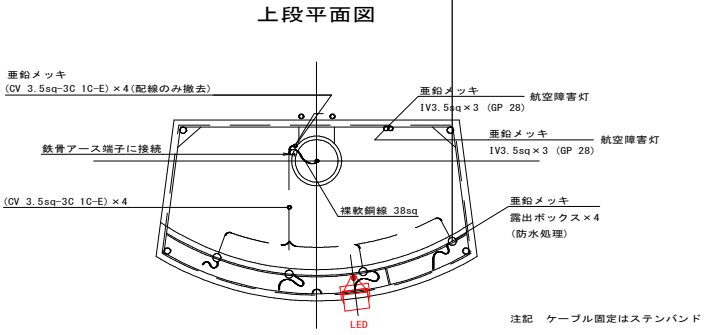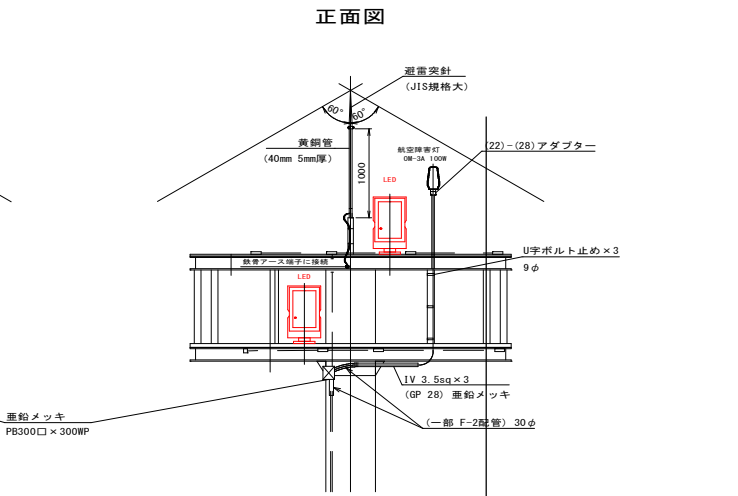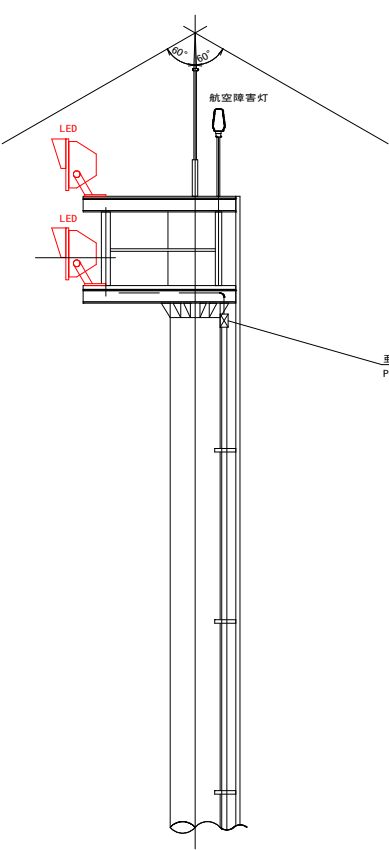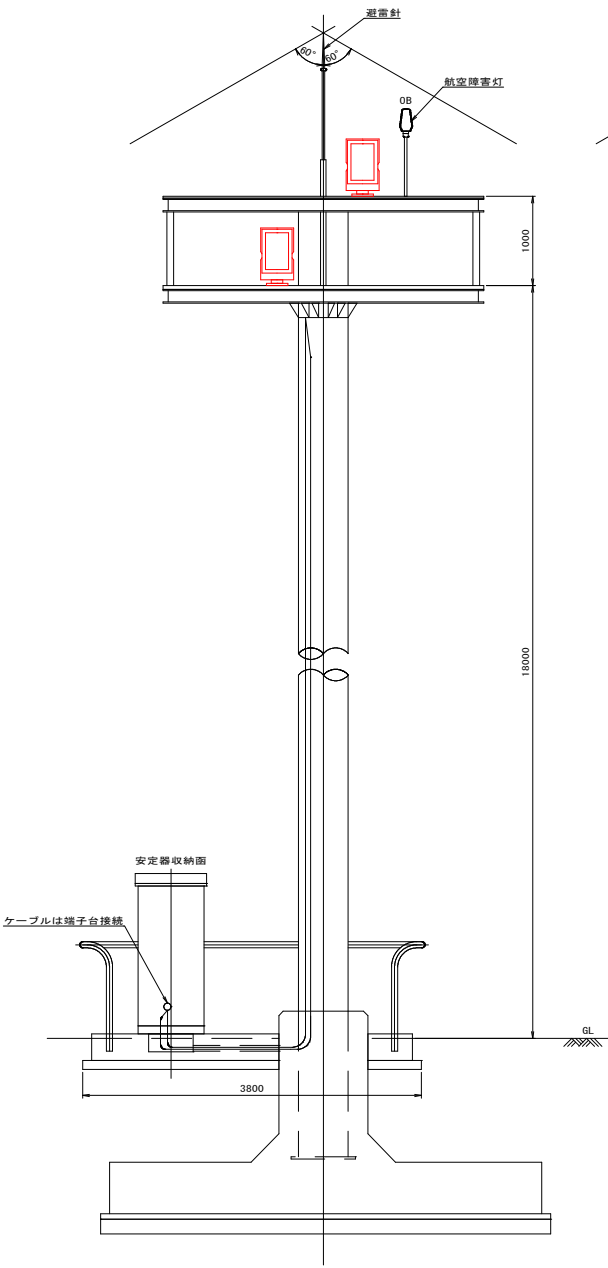


実施設計図


鹿児島県	
工事名	徳之島空港整備工事（電気R8-1工区）
空港名	徳之島空港
工事箇所	大島郡天城町浅間 地内
図面種類	エプロン照明灯灯器設置詳細図 2
縮尺	
図面番号	全 22 葉 第 13 号

滑走路灯配置配線図 S=図示
(撤去)


滑走路灯配置配線図 S=1:4,000

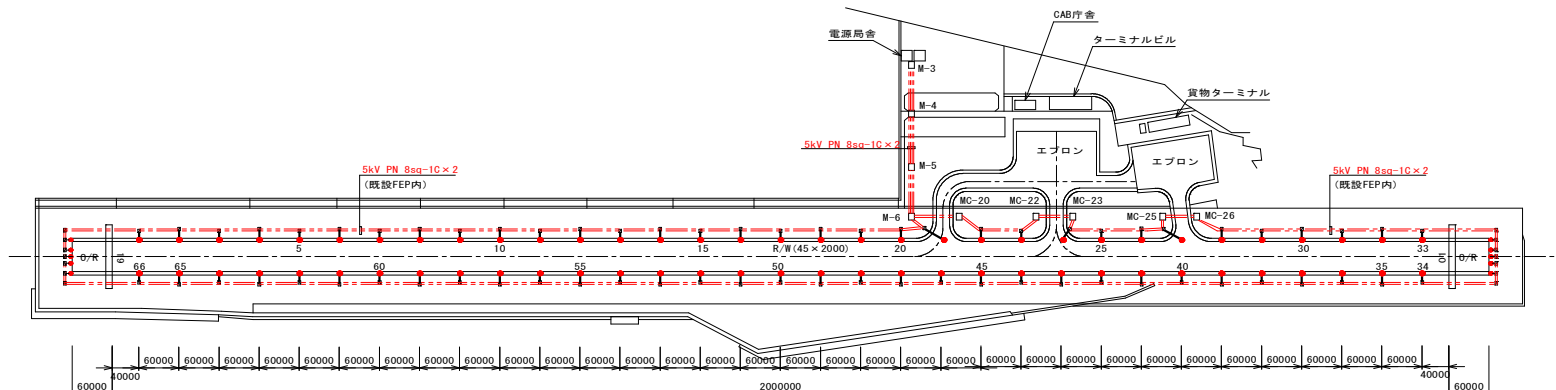

系統図 S=NON

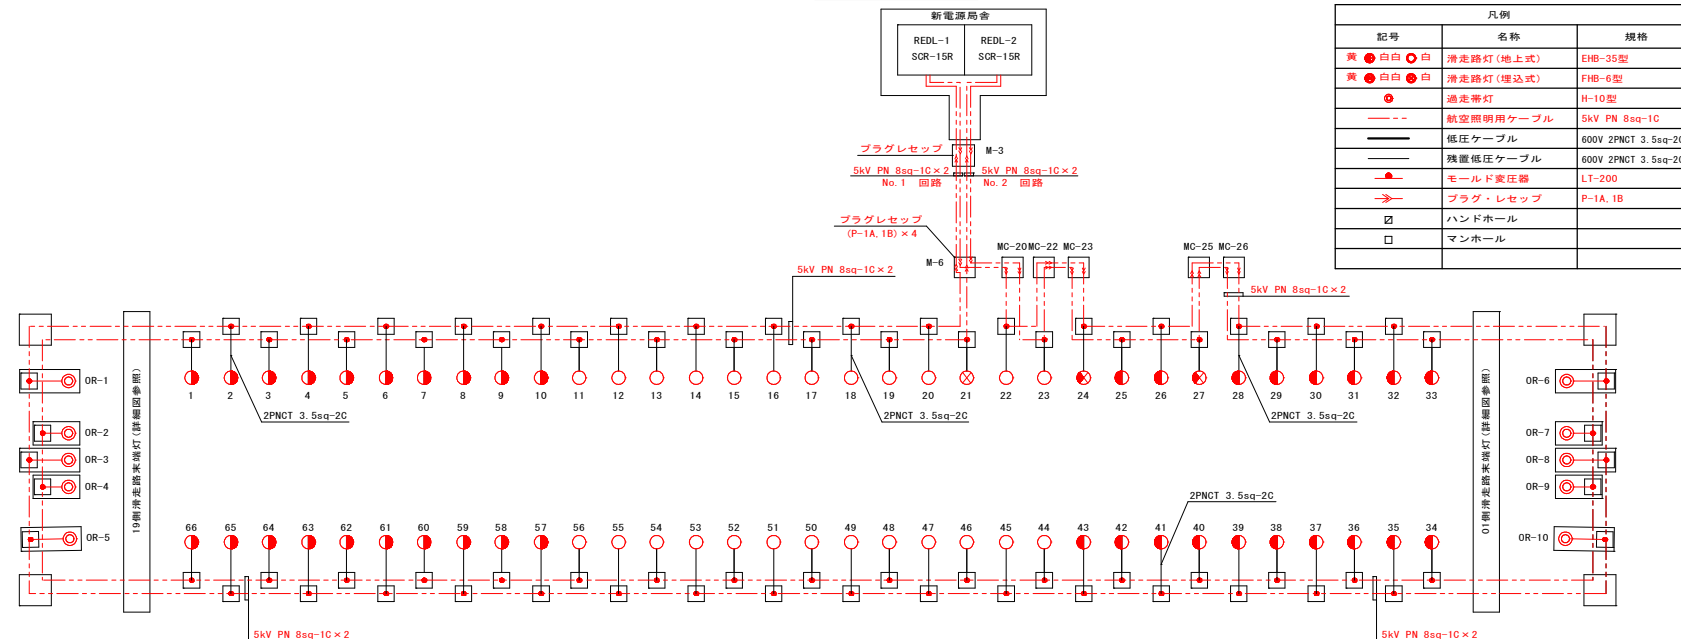

結線図 S=NON

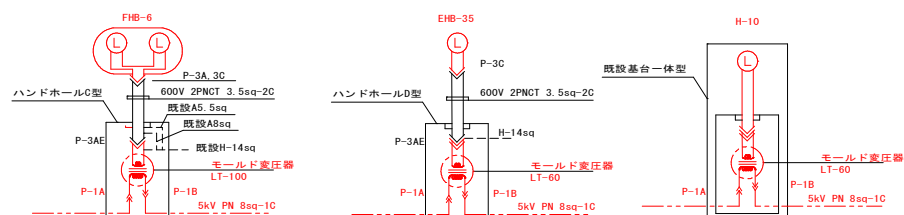


数量表						
記号	名称	規格	撤去	再使用	残置	計
黄 ● 白	滑走路灯 (地上式)	EHB-35型 (W/Y)	38			38 灯
白 ● 白	滑走路灯 (地上式)	EHB-35型 (W/W)	25			25 灯
黄 ● 白	滑走路灯 (埋込式)	FHB-6 (W/Y)	2			2 灯
白 ● 白	滑走路灯 (埋込式)	FHB-6 (W/W)	1			1 灯
---	低圧ケーブル	600V 2PNCT 3.5sq-2C	1			1 式


実施設計図

鹿児島県	
工事名	徳之島空港整備工事 (電気R8-1工区)
空港名	徳之島空港
工事箇所	大島郡天城町徳内 地内
図面種類	滑走路灯配置配線図 (撤去)
縮尺	
図面番号	全 22 案 第 14 号


滑走路灯(地上型)灯器設置詳細図[撤去]

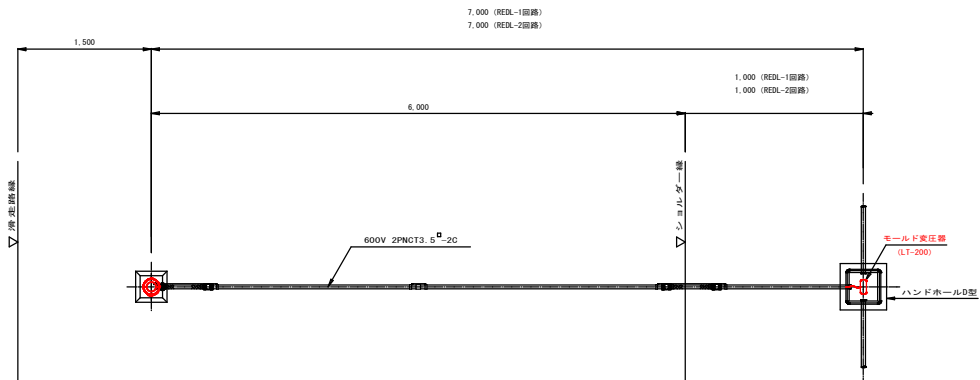


平面図

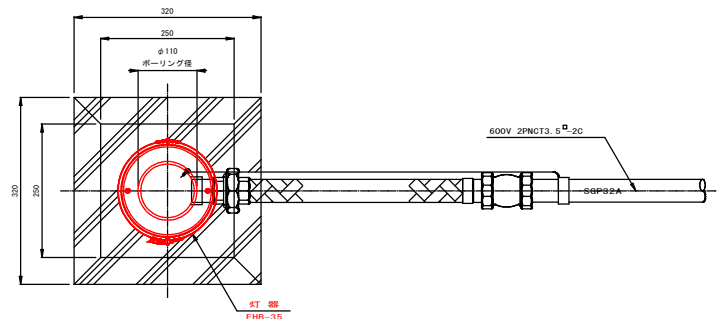

平面図

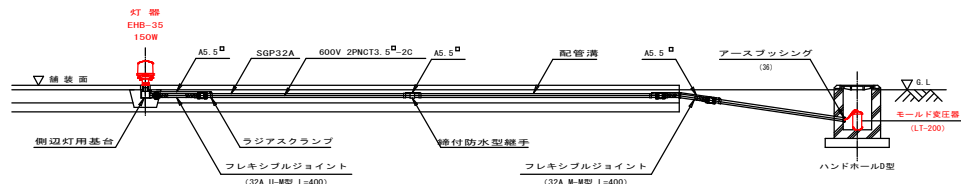

断面図

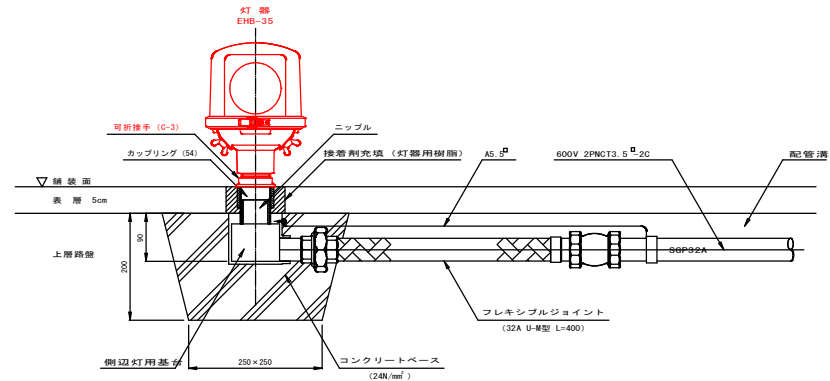


断面図

滑走路灯(地上型)配置配線詳細図 S=1/30

滑走路灯(地上型)灯器設置詳細図 S=1/5

実施設計図

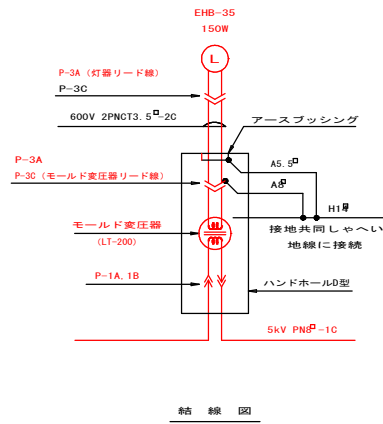


配線図

鹿児島県	
工事名	徳之島空港整備工事(電気R8-1工区)
空港名	徳之島空港
工事箇所	大島郡天城町浅間 地内
図面種類	滑走路灯(地上型)灯器設置詳細図(撤去)
縮尺	
図面番号	全 22 葉 第 15 号

滑走路灯・滑走路末端灯灯器設置詳細図（埋込式）S=図示


(撤去)

滑走路末端灯灯器設置詳細図 S=1:20

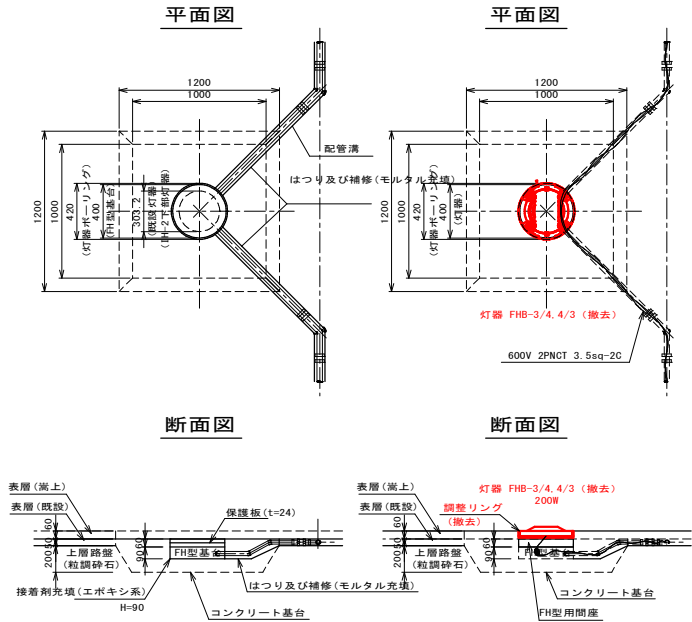

滑走路灯灯器設置詳細図 S=1:10

灯器NO. 21, 24, 27

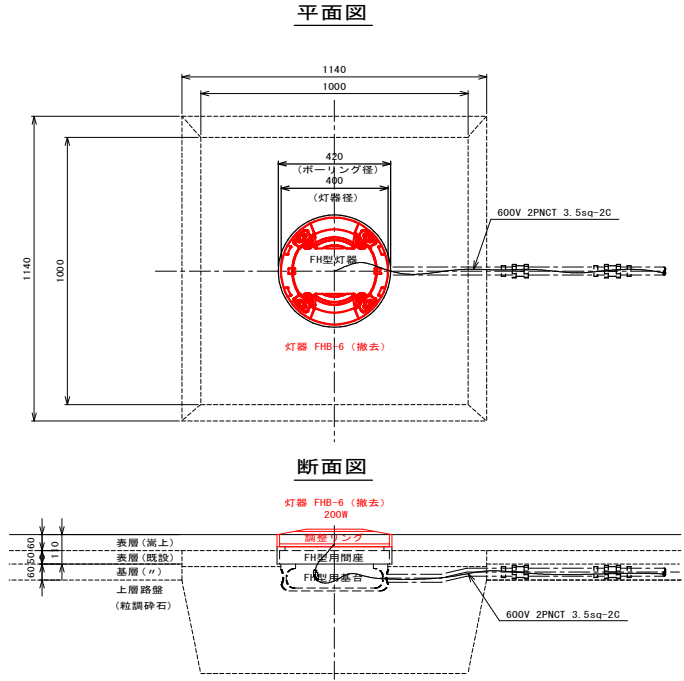


実施設計図

鹿児島県	
工事名	徳之島空港整備工事（電気R8-1工区）
空港名	徳之島空港
工事箇所	大島郡天城町浅間 地内
図面種類	滑走路灯・滑走路末端灯（埋込型）灯器設置詳細図（撤去）
縮尺	
図面番号	全 22 葉 第 16 号

滑走路末端灯配置配線図 S=図示




(撤去)

配置配線図 S=1:4,000

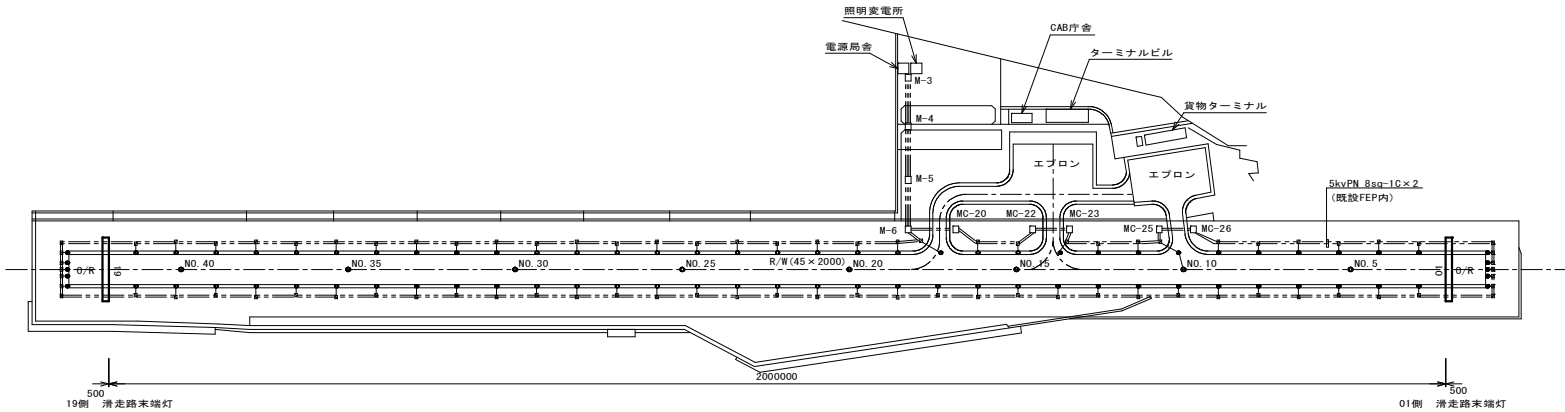

系統図 S=NON

結線図 S=NON

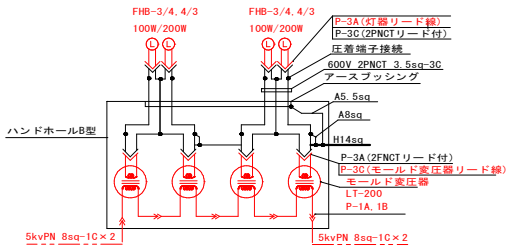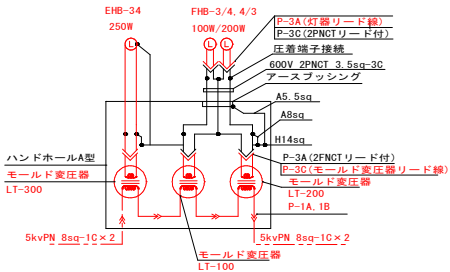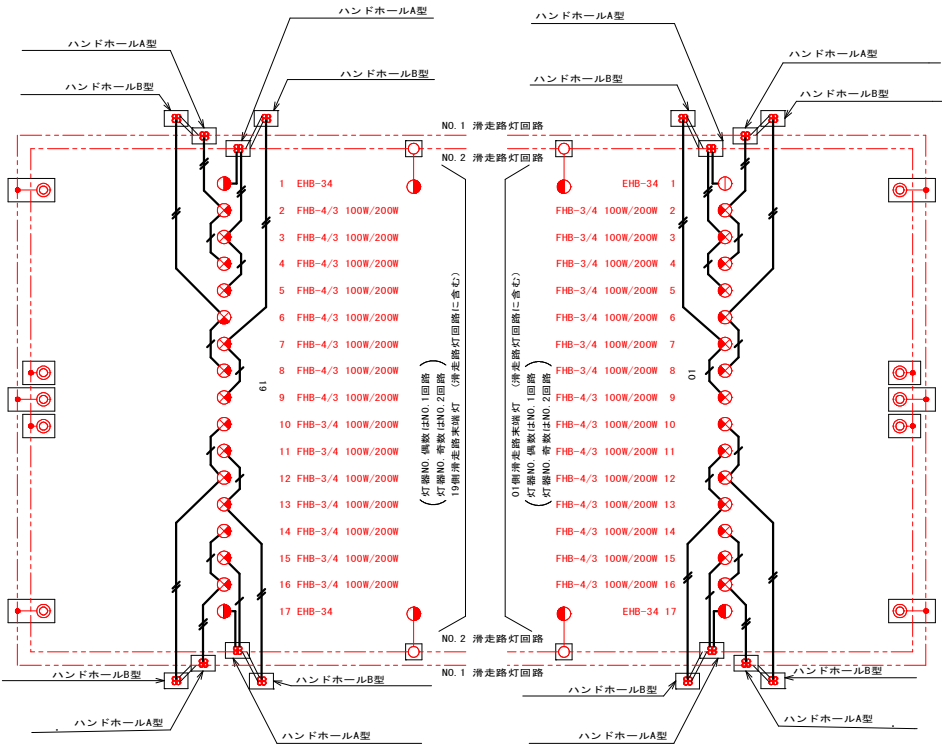


凡例			
記号	名称	規格	備考
赤丸	滑走路末端灯	FHB3/4, 4/3 100W/200W	
赤丸	滑走路末端灯	EHB-34, 250W	
○	滑走路灯	EHB35型	
●	滑走路灯	EHB-6型	
●	滑走路灯	H-10型	
---	航空照明灯ケーブル	5KVPN 8sq-1C	
---	2PNCCTケーブル	600V 3.5sq-3C	
●	モールド変圧器	LT-200 LT-100 LT-300	
←	ブラグレースアップ	P-1A, 1B, P-3AE, 3A, 3C	
□	ハンドホール	A型, B型	
□	ダクトマンホール		


実施設計図

鹿児島県	
工事名	徳之島空港整備工事（電気R8-1工区）
空港名	徳之島空港
工事箇所	大島郡天城町浅間 地内
図面種類	滑走路末端灯配置配線図（撤去）
縮尺	
図面番号	全 22 葉 第 17 号

滑走路末端灯（地上型） 灯器設置詳細図〔撤去〕

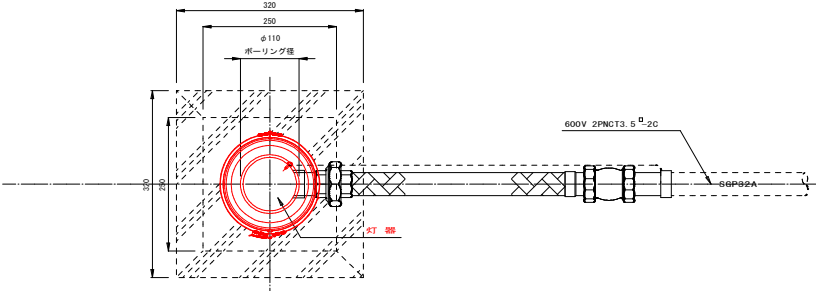

平面図

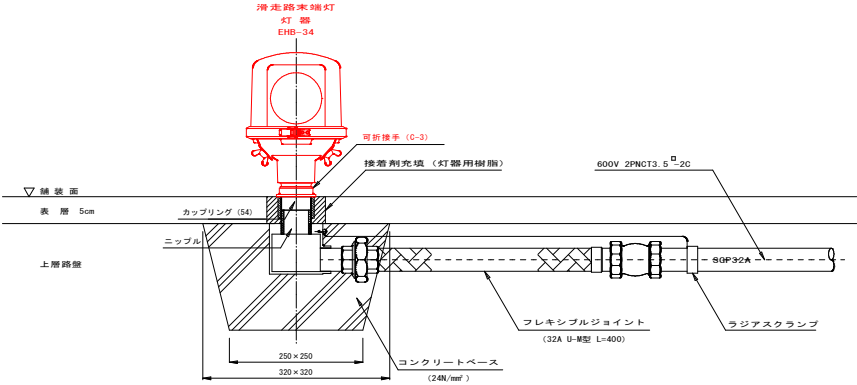


断面図

滑走路末端灯（地上型） 灯器設置詳細図 S=1/5

実施設計図

鹿児島県	
工事名	徳之島空港整備工事（電気R8-1工区）
空港名	徳之島空港
工事箇所	大島郡天城町浅間 地内
図面種類	滑走路末端灯（地上型） 灯器設置詳細図（撤去）
縮尺	
図面番号	全 22 葉 第 18 号


過走帯灯灯器設置詳細図[撤去]

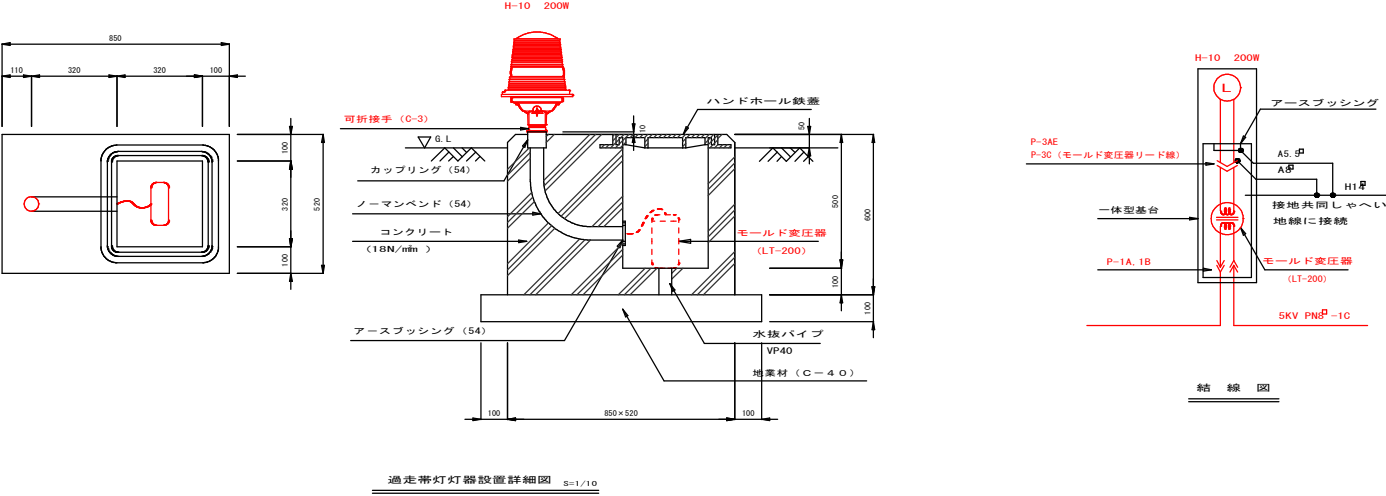



実施設計図

鹿児島県	
工事名	徳之島空港整備工事（電気R8-1工区）
空港名	徳之島空港
工事箇所	大島郡天城町浅間 地内
図面種類	過走帯灯灯器設置詳細図（撤去）
縮尺	
図面番号	全 22 葉 第 19 号

風向灯灯器設置詳細図[撤去]

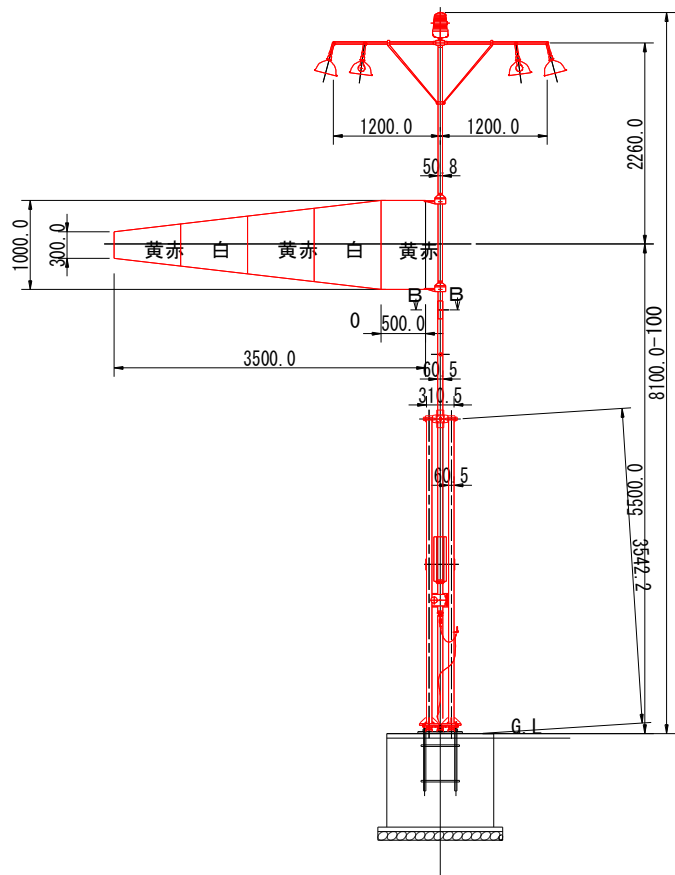

1 型風向灯灯器設置詳細図 S=1:30

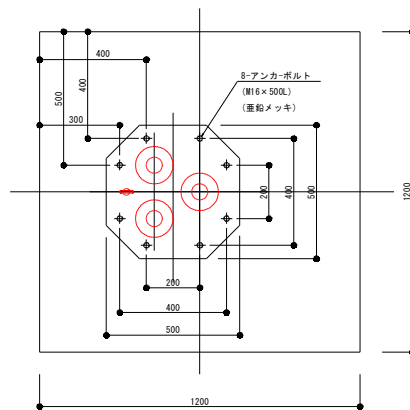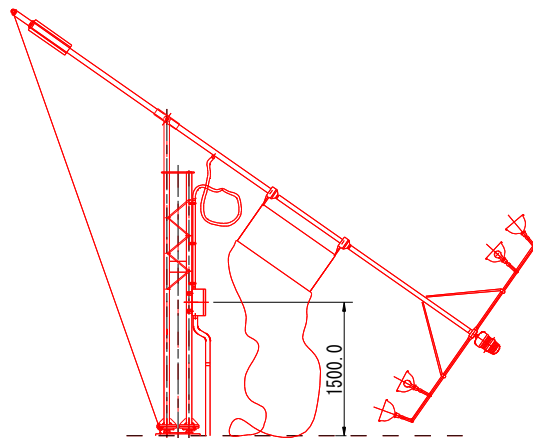



アンカーボルト位置図 S=1:10

実施設計図


鹿児島県	
工事名	徳之島空港整備工事（電気R8-1工区）
空港名	徳之島空港
工事箇所	大島郡天城町浅間 地内
図面種類	風向灯灯器設置詳細図（撤去）
縮尺	
図面番号	全 22 葉 第 20 号

エプロン照明灯器設置詳細図-1（撤去） S=1:30


No. 1及びNo. 3エプロン照明灯設置図

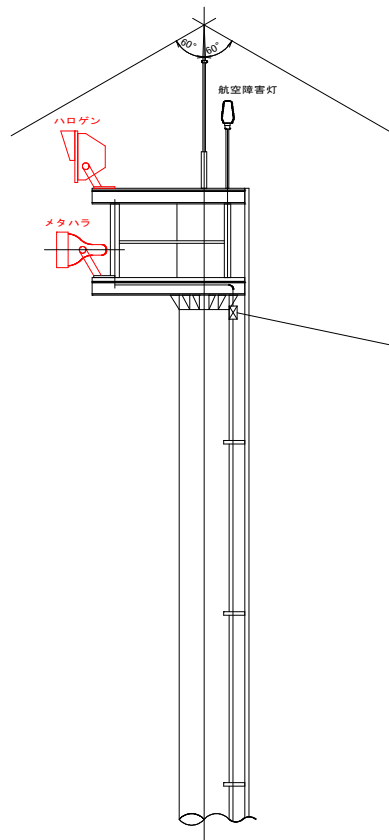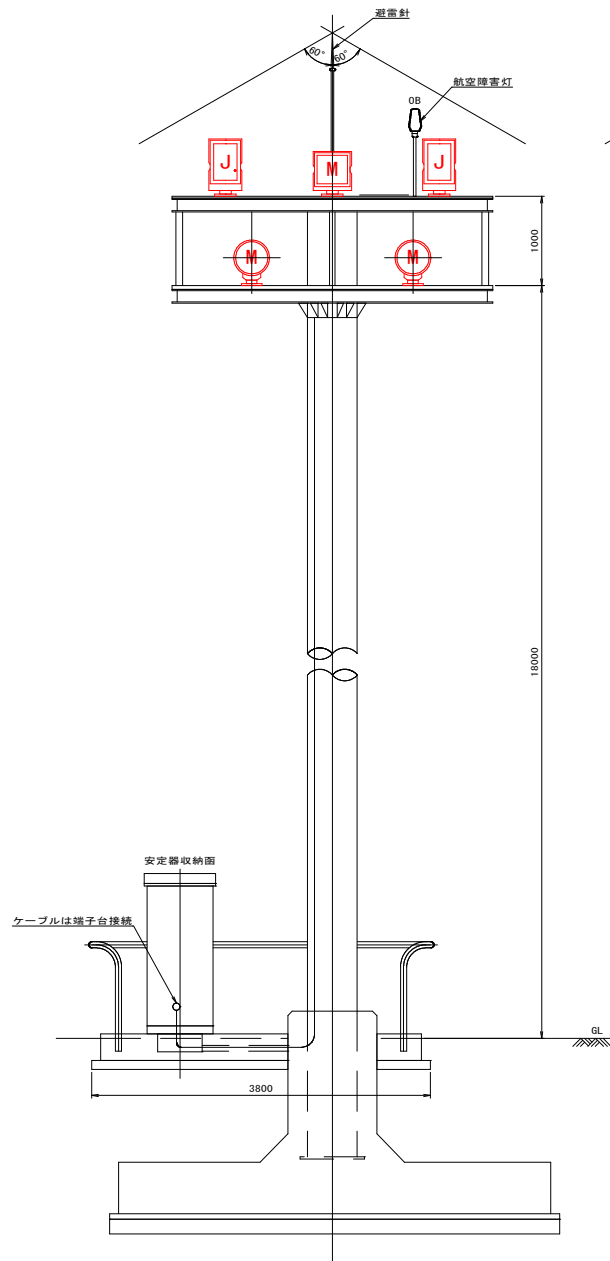


正面図

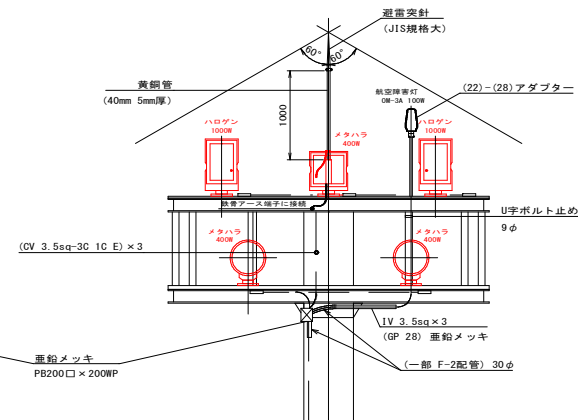

上段平面図

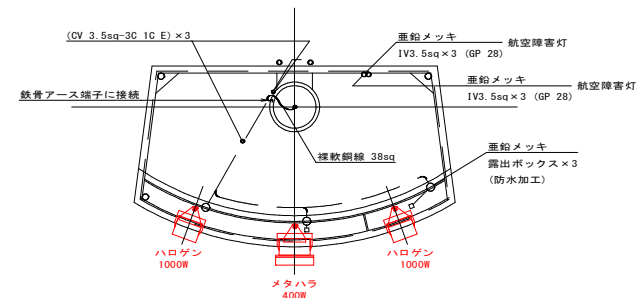

下段平面図


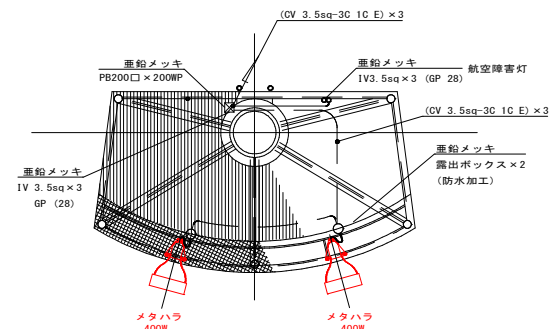


実施設計図


鹿児島県	
工事名	徳之島空港整備工事（電気R8-1工区）
空港名	徳之島空港
工事箇所	大島郡天城町浅間 地内
図面種類	エプロン照明灯器設置詳細図1（撤去）
縮尺	
図面番号	全 22 葉 第 21 号

エプロン照明灯器設置詳細図-2（撤去） S:1:30


No. 2エプロン照明灯設置図

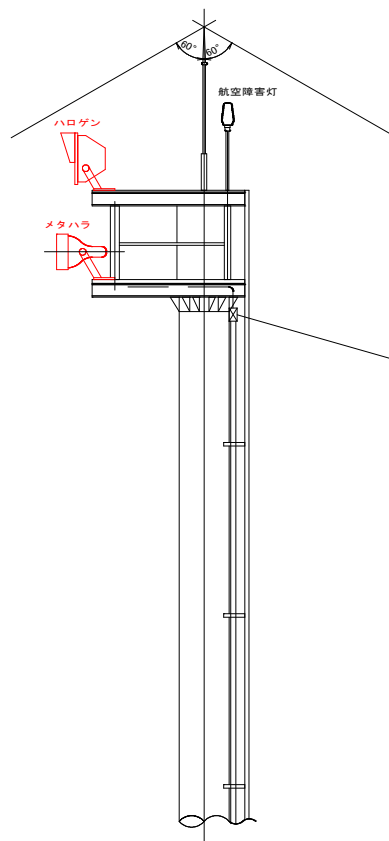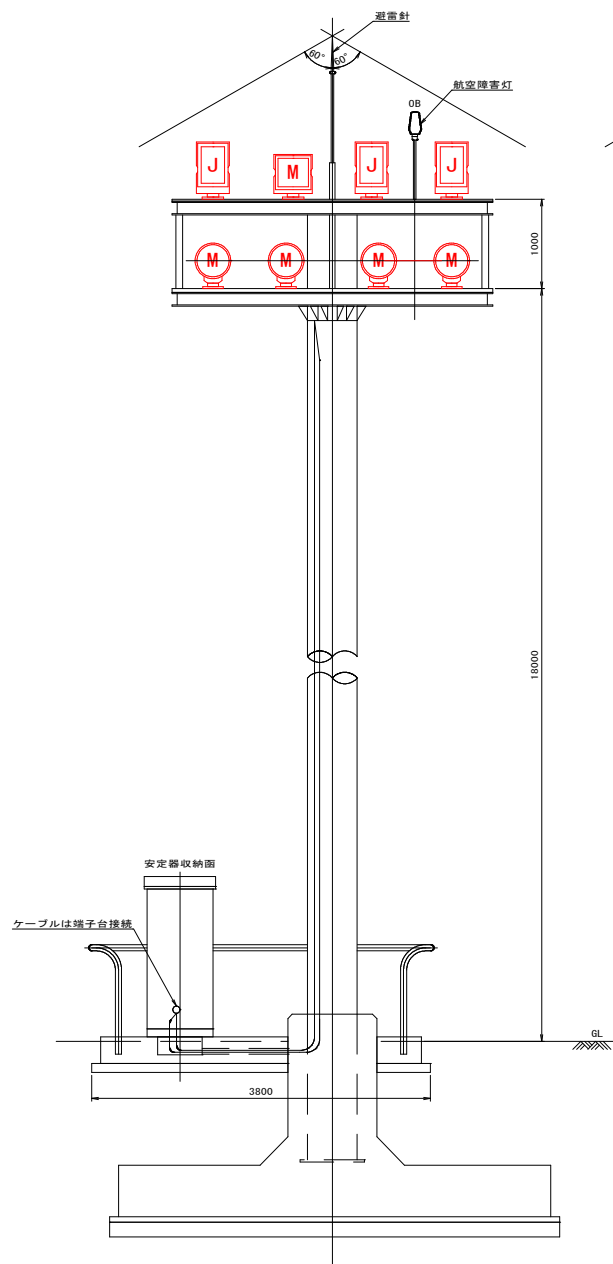


正面図

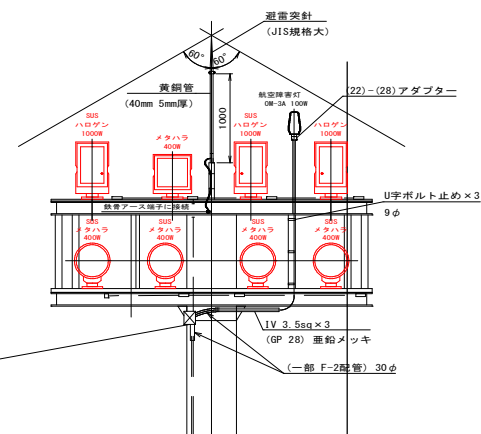

上段平面図

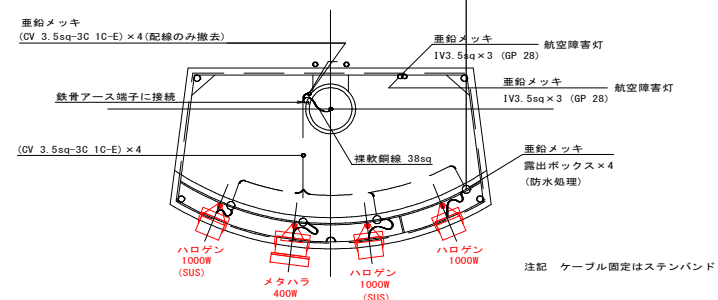

下段平面図

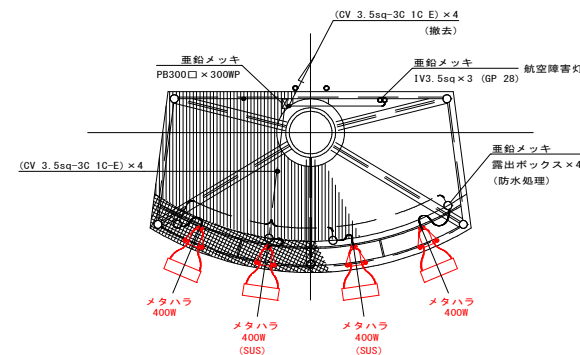

実施設計図

鹿児島県	
工事名	徳之島空港整備工事（電気R8-1工区）
空港名	徳之島空港
工事箇所	大島郡天城町浅間 地内
図面種類	エプロン照明灯灯器設置詳細図2（撤去）
縮尺	
図面番号	全 22 葉 第 22 号