



標準式進入灯（地上型）灯器設置詳細図

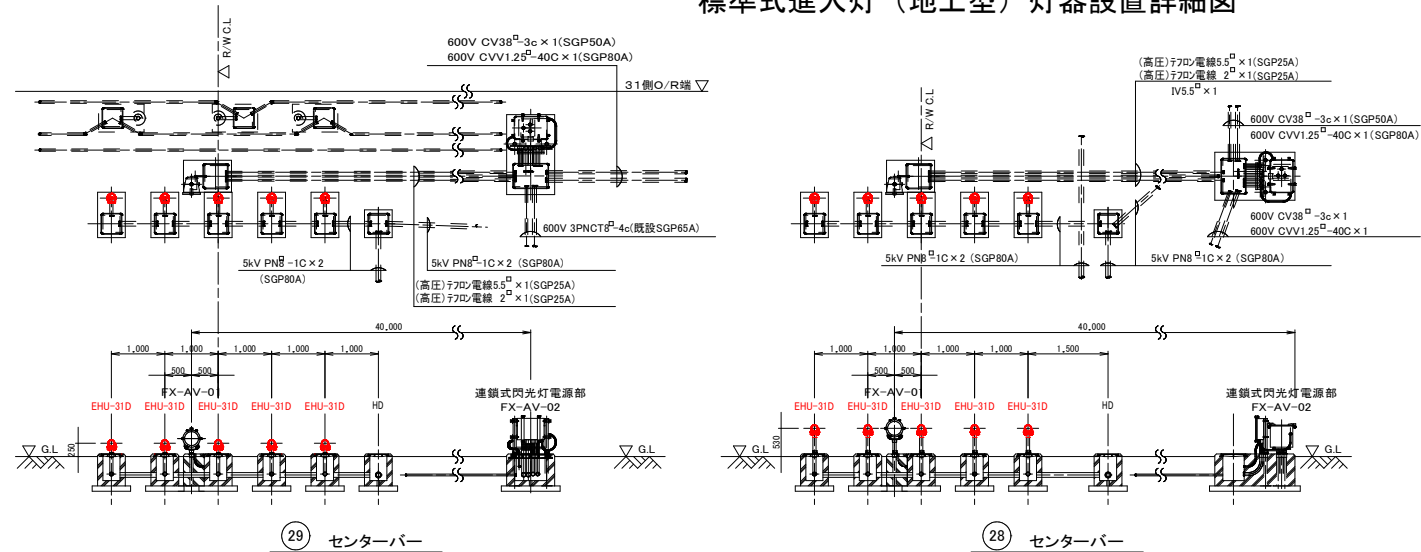

標準進入灯，連鎖式閃光灯配置配線詳細図

S=1/50

(陸上部)

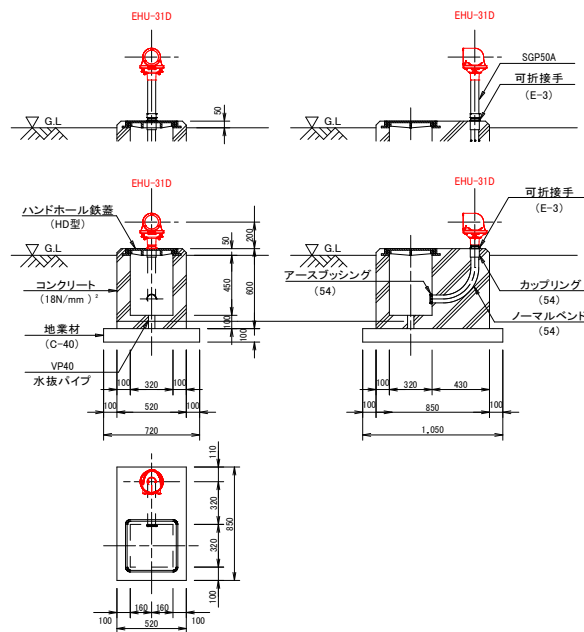


進入灯基台設置詳細図

S=1/20


実施設計図

鹿児島県	
工事名	奄美空港整備工事 (R8-2工区)
空港名	奄美空港
工事箇所	奄美市 笠井町 和野・万屋 地内
図面種類	標準式進入灯（地上型）灯器設置詳細図
縮尺	1/20, 1/50
図面番号	全 31 葉 第 11 号

標準式進入灯（埋込型）灯器設置詳細図

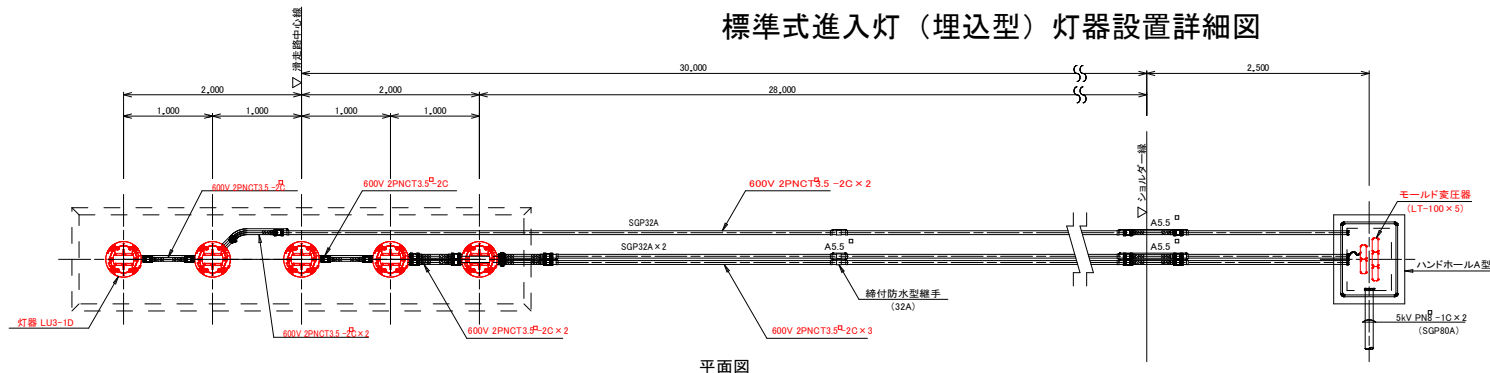


平面図

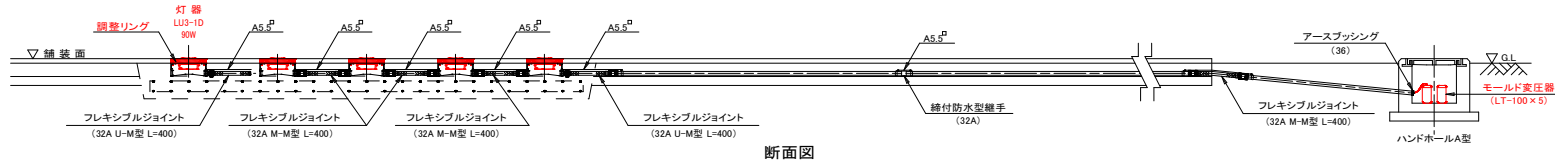


断面図

標準式進入灯(埋込型)配置配線詳細図 S=1/30

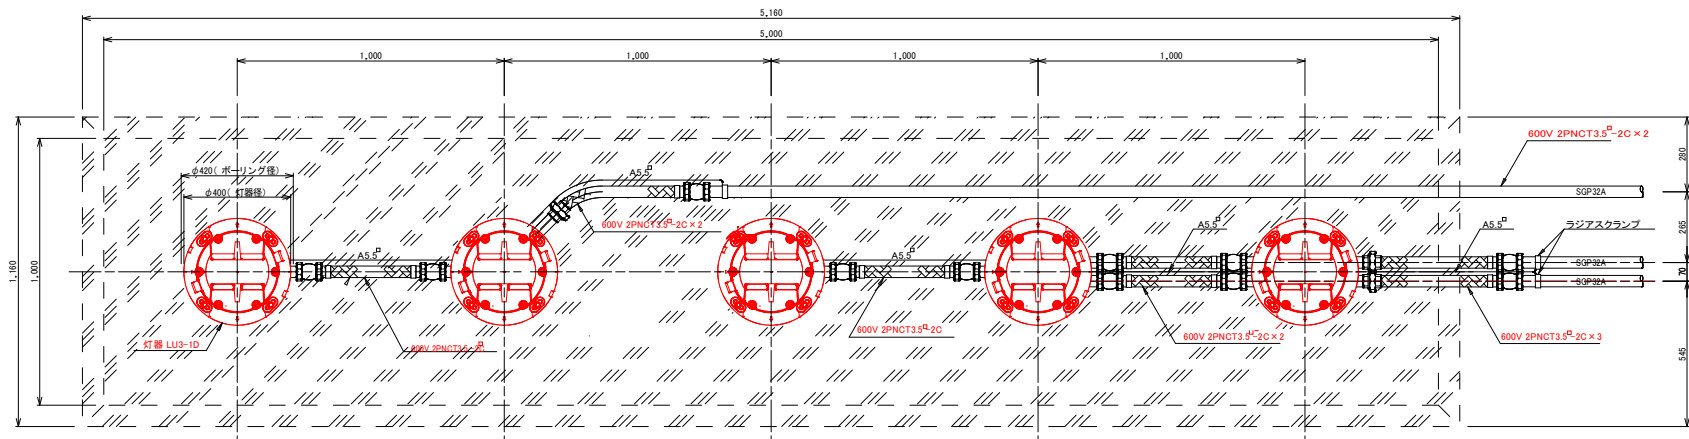

平面図

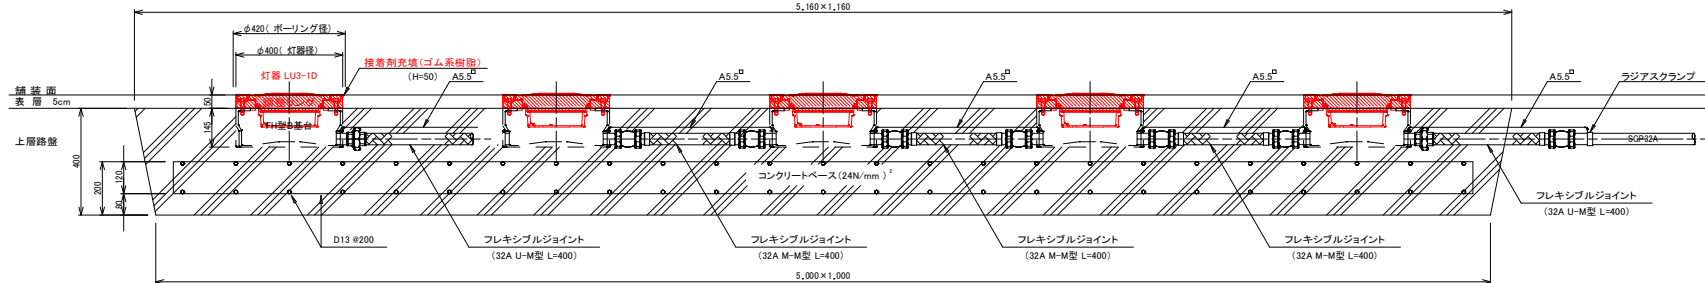


断面図

標準式進入灯(埋込型)灯器設置詳細図 S=1/10


実施設計図

鹿 児 島 県	
工 事 名	奄美空港整備工事 (R8-2工区)
空 港 名	奄 美 空 港
工事箇所	奄美市 笠利 町 和野・万屋 地内
図面種類	標準式進入灯（埋込型）灯器設置詳細図
縮 尺	1/10, 1/30
図面番号	全 31 葉 第 12 号


簡易式進入灯配置配線系統図・結線図

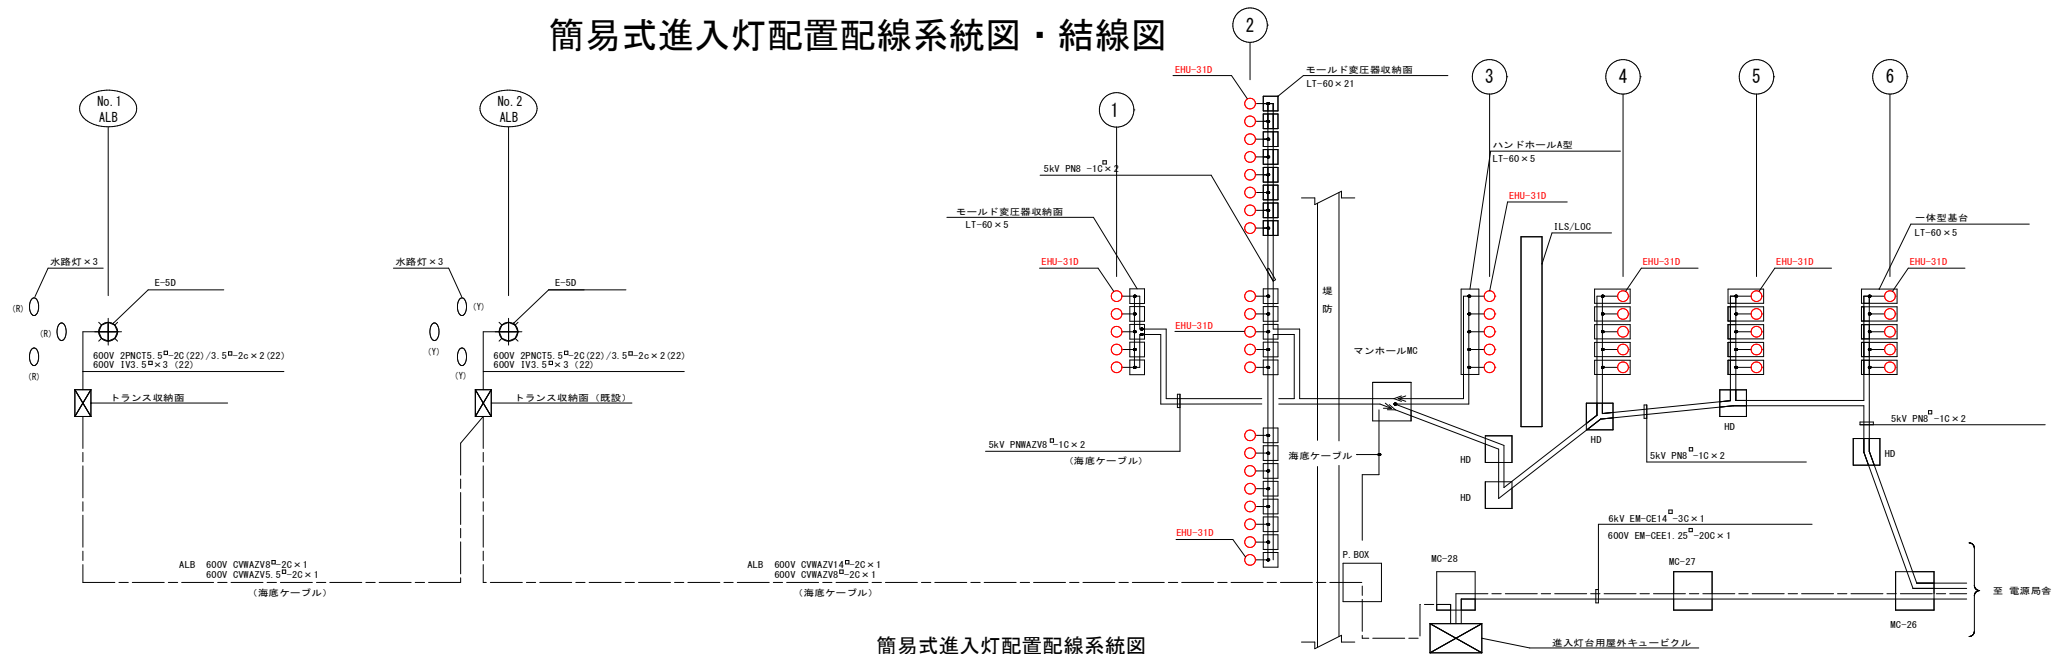


簡易式進入灯配置配線系統図

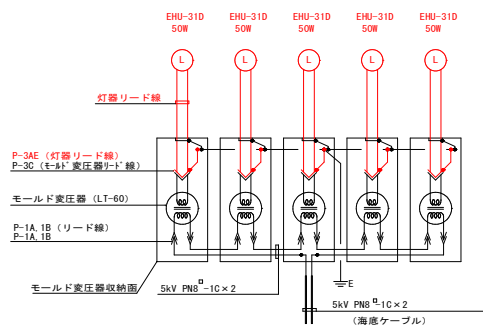

① センターバレット (海上)

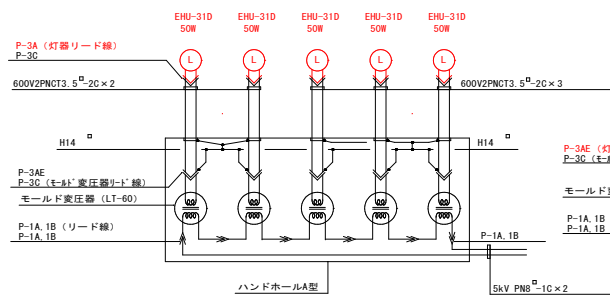

③ センターバレット (軽量型進入灯柱)

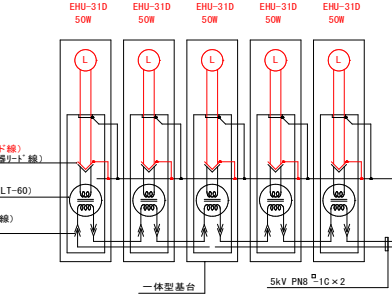

④⑤⑥ センターバレット (一体型基台)

設置数量表				
名称	摘要	数量		備考
		更新	再使用	
進入灯台	E-5D		2	
水路灯	(赤)		3	
水路灯	(黄)		3	
低圧ケーブル	600V CVAZV14 ² -2C x 1		1式	
低圧ケーブル	600V CVAZV6 ² -2C x 1		1式	
低圧ケーブル	600V CVAZV5.5 ² -2C x 1		1式	
簡易式進入灯	EHU-31D	5		③
簡易式進入灯	EHU-31D (P-3Aリード線付)	41		③④⑤⑥
モールド変圧器	LT-60		46	②
モールド変圧器収納面	400 x 400 x 220		26	②
軽量型進入灯柱	1型 (80m/S)		2基	①
可折接手	O-3型	15		③④⑤
可折接手	E-3型		31	③④⑤
航空照明用ケーブル	5kV PNB ² -1C		1式	②
低圧ケーブル	2PNC13.5 ² -2C		1式	③
接地線	1V5.5 ²		1式	③④
自ガス管 (灯器立上げ管)	SGP90A		1式	③④⑤⑥
白ビニルライニング鋼管 (トランス収納面間)	SGP-V080A		1式	②


実施設計図

鹿児島県	
工事名	奄美空港整備工事 (R8-2工区)
空港名	奄美空港
工事箇所	奄美市 笠井町 和野・万屋 地内
図面種類	簡易式進入灯配置配線系統図・結線図
縮尺	NON
図面番号	全 31 葉 第 13 号

② 300mクロスバー (海上)

結線図

2 1 側 簡易式進入灯縦断線形図

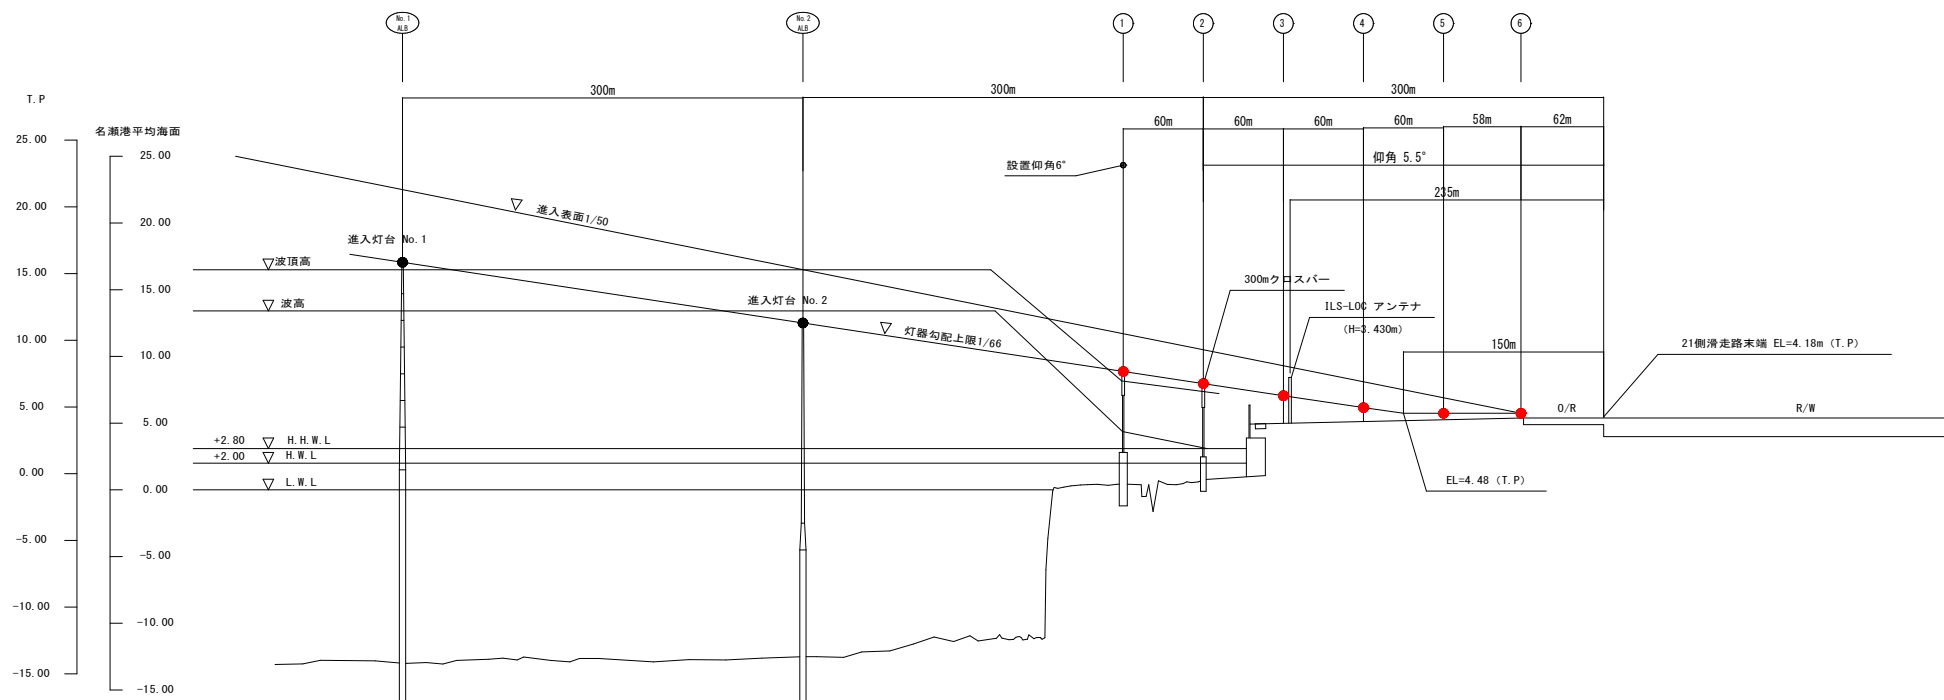

灯器勾配	1/66 L=750m									
灯器中心高 (標高) T.P	15.884	11.298	7.662	6.793	5.944	4.935	4.480	4.480	4.180	
灯器中心高 (海拔高)	17.054	12.508	8.872	7.943	7.054	6.145	5.690	5.690		
地盤高 (海底面)	(-13.00)	(-13.50)	(0.440)	(0.770)	(5.044)	(5.165)	(5.275)	(5.340)	(5.390)	
灯器地上高 (地盤より) (海拔高)	(0.064)	(5.00)	(8.432)	(7.193)	(2.000)	(0.980)	(0.415)	(0.350)		
灯器(中心) (追加距離)	900	600	300	300	240	180	120	62	0	
灯柱(中心) (追加距離)	900	600	300.49	300.49	240	180	120	62	0	



2 1 側 簡易式進入灯設置縦断図 S=H:1/2000, V:1/200

注) 1. () は参考数値である。
2. 灯器地上高を現場確認後に
改めて灯器中心高について
監督員と協議すること。



実施設計図

鹿 児 島 県	
工 事 名	奄美空港整備工事 (R8-2工区)
空 港 名	奄 美 空 港
工事箇所	奄美市 笠利 町 和野・万屋 地内
図面種類	2 1 側 簡易式進入灯縦断線形図
縮 尺	H:1/2000, V:1/200
図面番号	全 3 1 葉 第 1 4 号



簡易式進入灯灯器設置詳細図－ 1

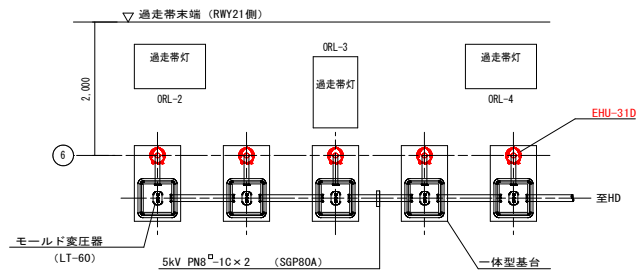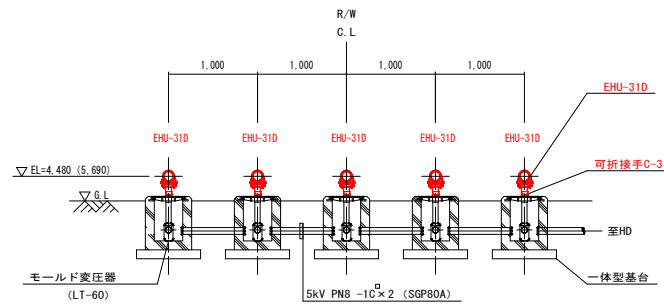

⑥ センターバレット灯器設置詳細図 S=1/30

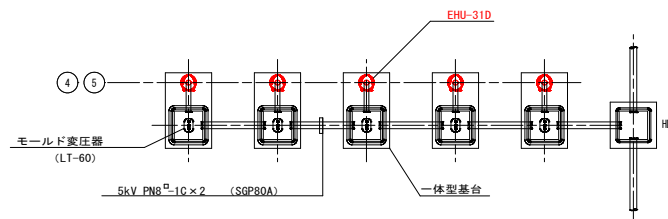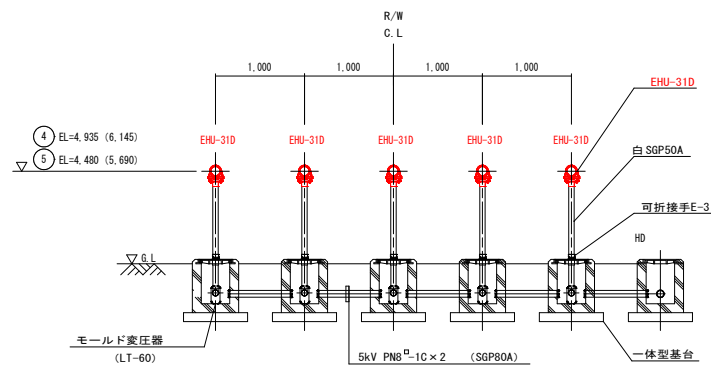

④⑤ センターバレット灯器設置詳細図 S=1/30


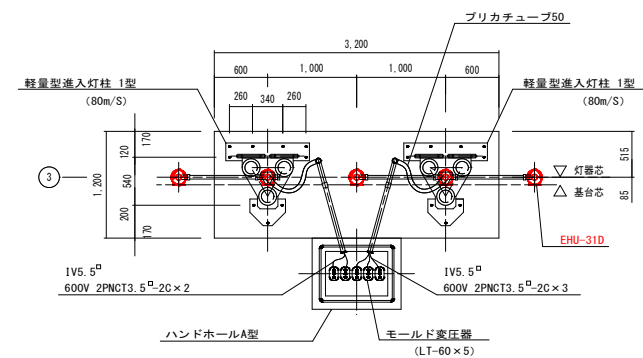
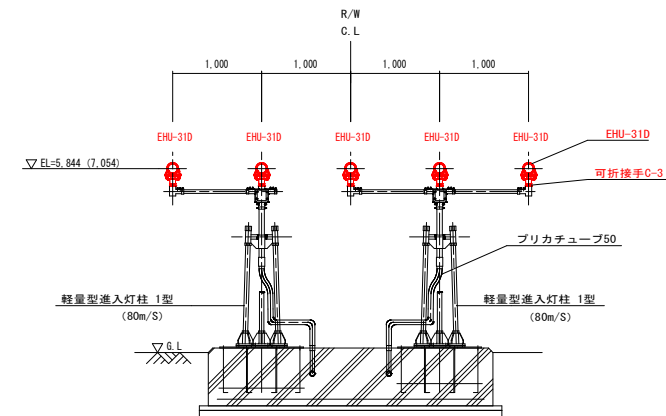


③ センターバレット灯器設置詳細図 S=1/30

実施設計図


鹿児島県	
工事名	奄美空港整備工事 (R8-2工区)
空港名	奄美空港
工事箇所	奄美市 笠利 町 和野・万屋 地内
図面種類	簡易式進入灯器設置詳細図－ 1
縮尺	1/30
図面番号	全 31 葉 第 15 号

簡易式進入灯灯器設置詳細図－ 2

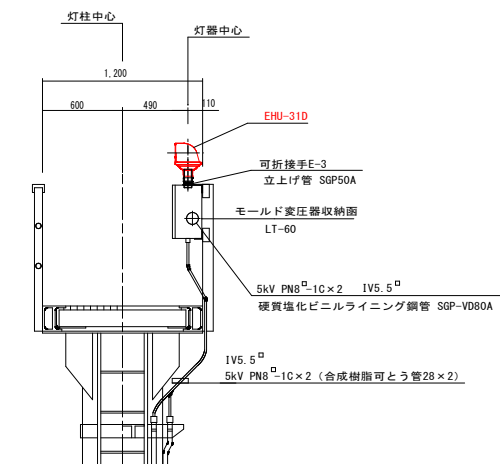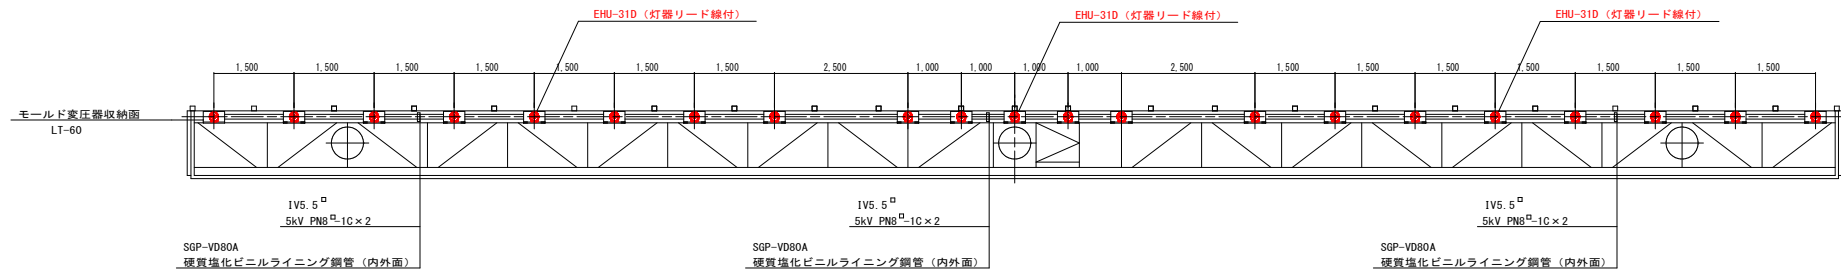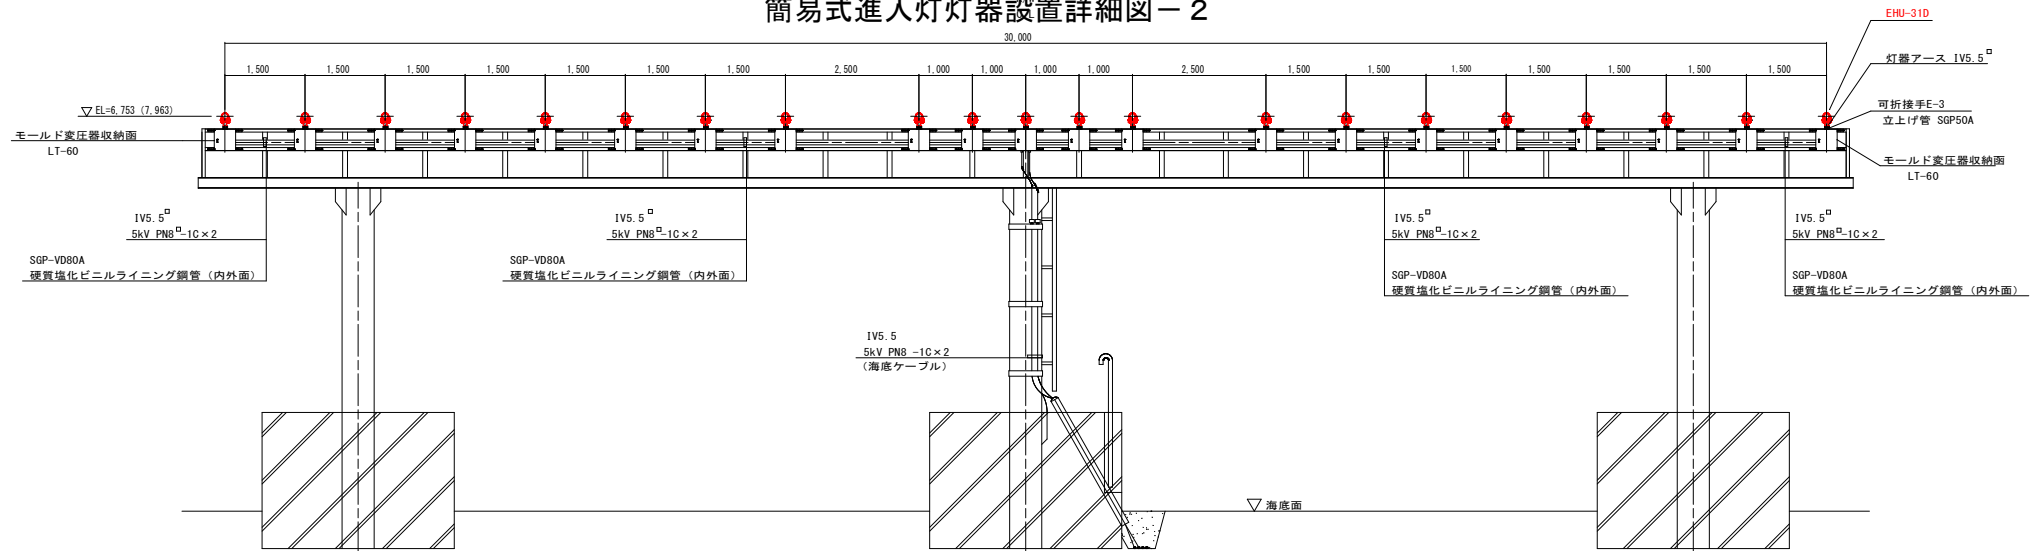

②クロスバー灯器設置断面詳細図 S=1/20

②300mクロスバー灯器・配管取替詳細図 S=1/50

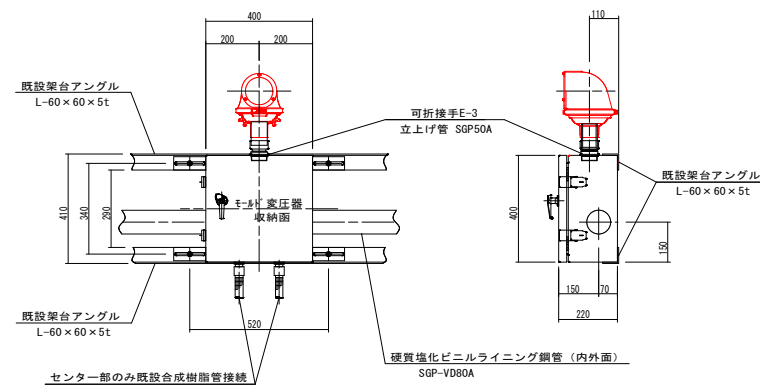


モールド変圧器収納函取付詳細図 S=1/10

実施設計図

鹿児島県	
工事名	奄美空港整備工事 (R8-2工区)
空港名	奄美空港
工事箇所	奄美市 笠利 町 和野・万屋 地内
図面種類	簡易式進入灯灯器設置詳細図－ 2
縮尺	1/10, 1/20, 1/50
図面番号	全 31 葉 第 16 号

簡易式進入灯灯器設置詳細図－ 3

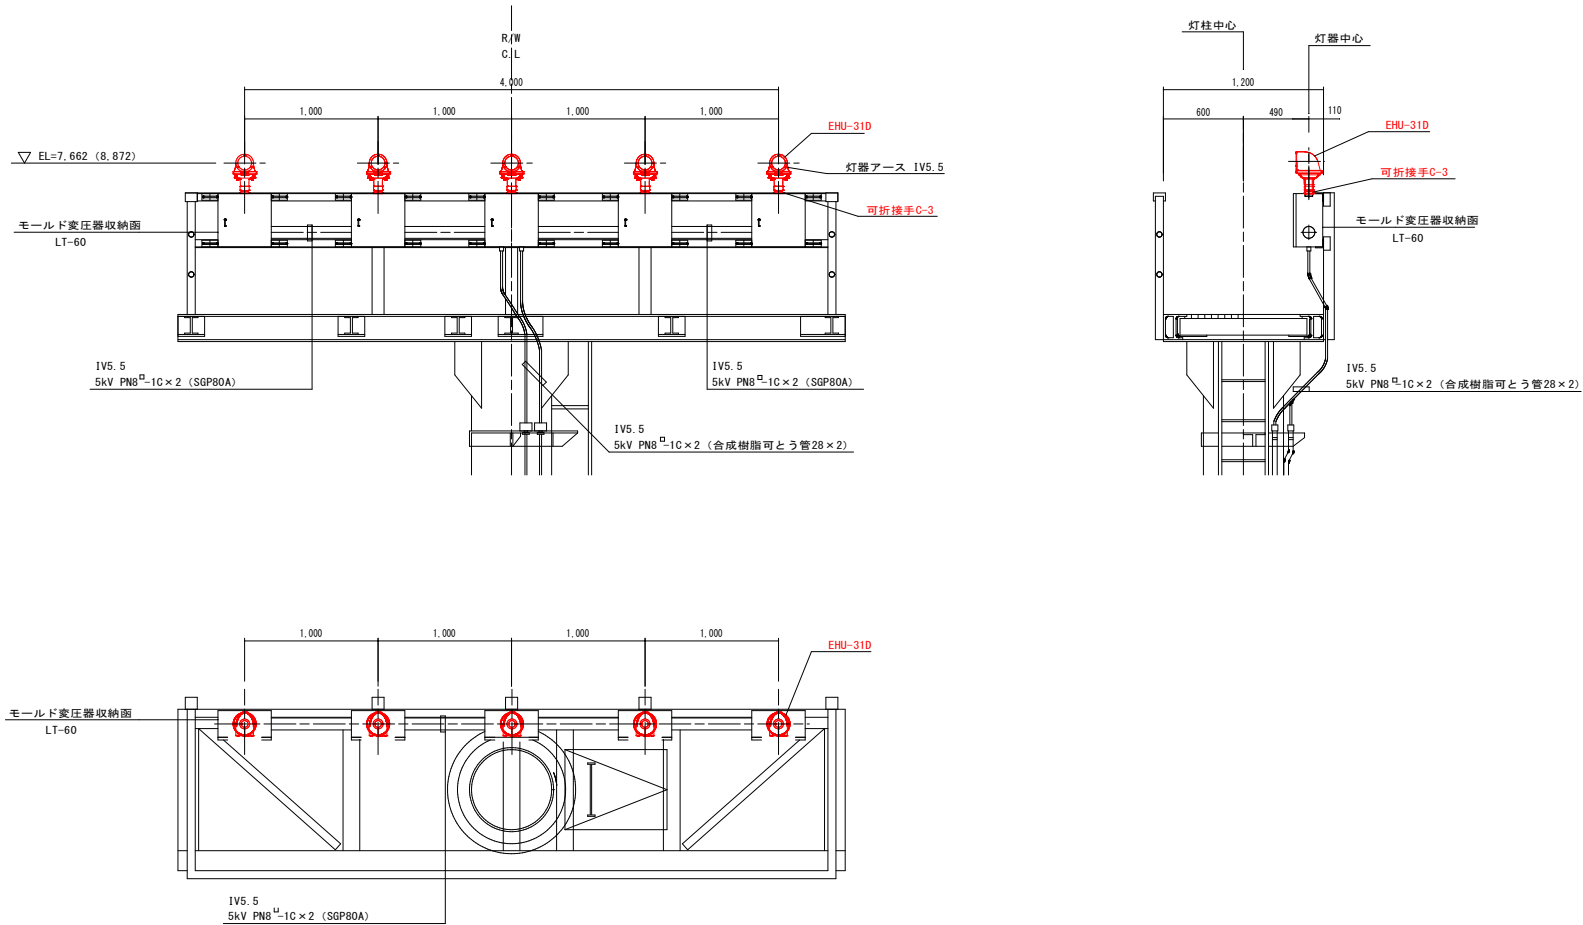


① S=1/20

実施設計図


鹿児島県	
工事名	奄美空港整備工事 (R8-2工区)
空港名	奄美空港
工事箇所	奄美市 笠利 町 和野・万屋 地内
図面種類	簡易式進入灯灯器設置詳細図－ 3
縮尺	1/20
図面番号	全 31 葉 第 17 号

() の数値は海拔高を示す。


風向灯配置配線図・配線系統図[撤去]

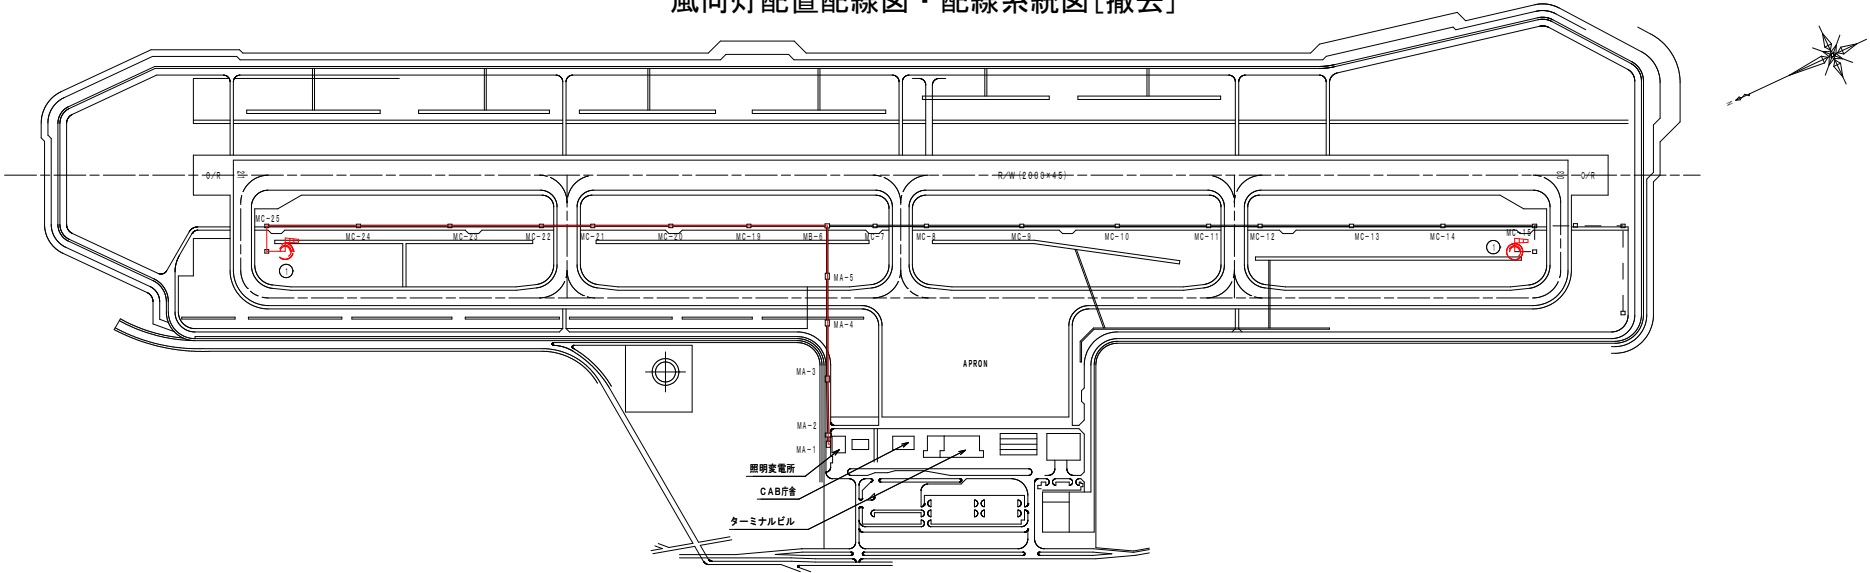

風向灯配置図 S=1/4000

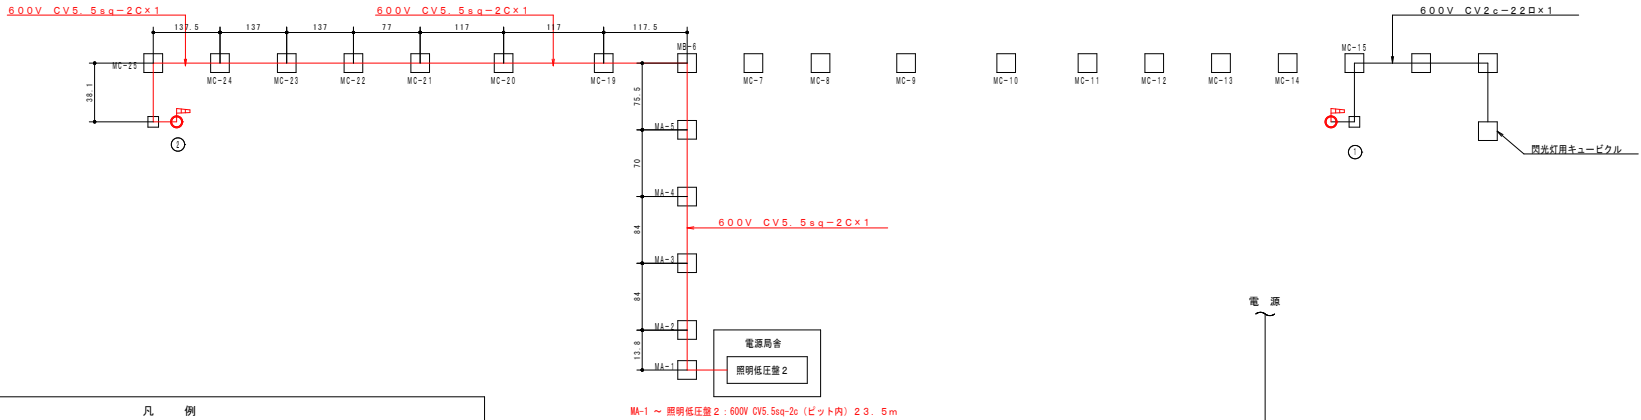

風向灯配線系統図

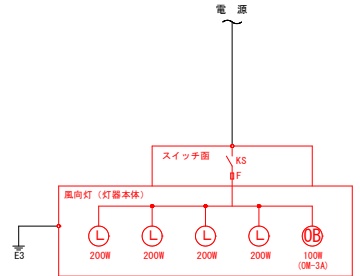


配線図

凡 例			
記 号	名 称	規 格	備 考
(P)	風向灯	I 型	撤去
	航空障害灯 (場内)	OM-3A	"
	低圧ケーブル	600V CV22sq-2c	"
	低圧ケーブル	600V CV5.5sq-2c	撤去
☑	ハンドホール	HA-b型, HD型	既設
□	マンホール		幹線ダクトルート配置平面図を参照
□=□	幹線ダクト		"



実施設計図

鹿 児 島 県	
工 事 名	奄美空港整備工事 (R8-2工区)
空 港 名	奄 美 空 港
工事箇所	奄 美 市 笠 井 町 和 野・万 屋 地 内
図面種類	風向灯配置配線図・配線系統図[撤去]
縮 尺	1/4000
図面番号	全 31 葉 第 18 号

風向灯灯器設置詳細図[撤去]

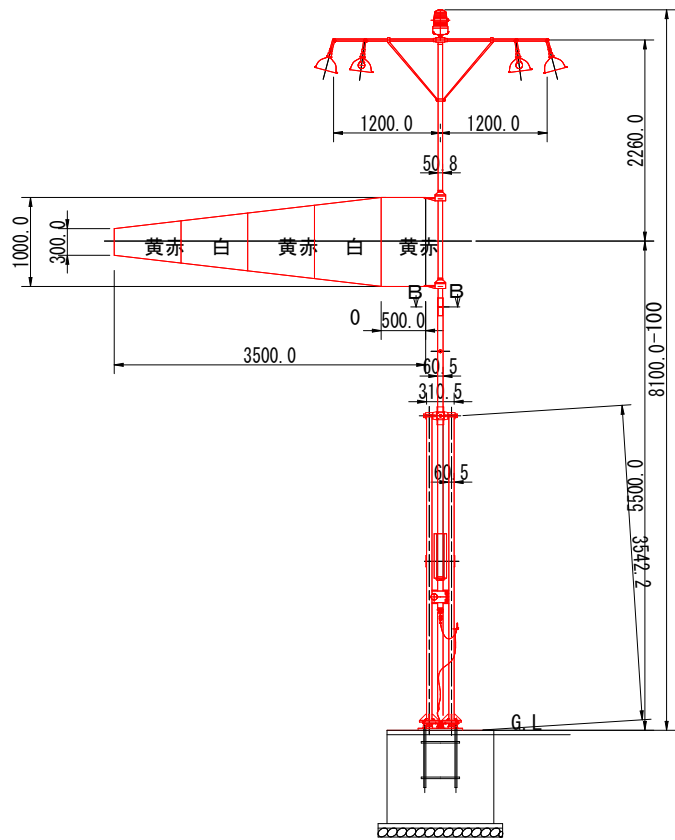

1 型風向灯灯器設置詳細図 S=1:30

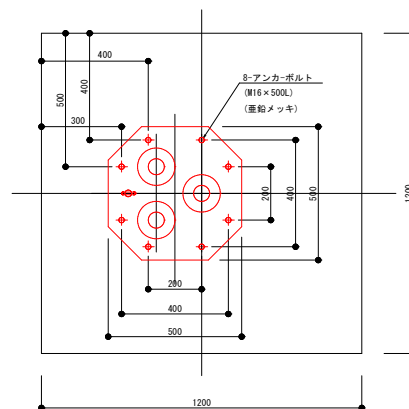
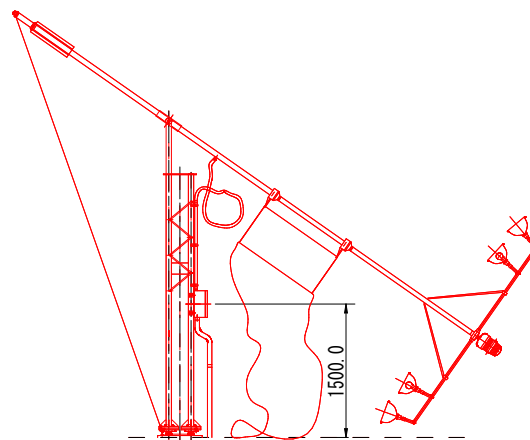


アンカーボルト位置図 S=1:10

実施設計図

鹿児島県	
工事名	奄美空港整備工事 (R8-2工区)
空港名	奄美空港
工事箇所	奄美市 笠利町 和野・万屋 地内
図面種類	風向灯灯器設置詳細図[撤去]
縮尺	1/30
図面番号	全 31 葉 第 19 号

誘導路灯配置配線図・配置系統図[撤去]

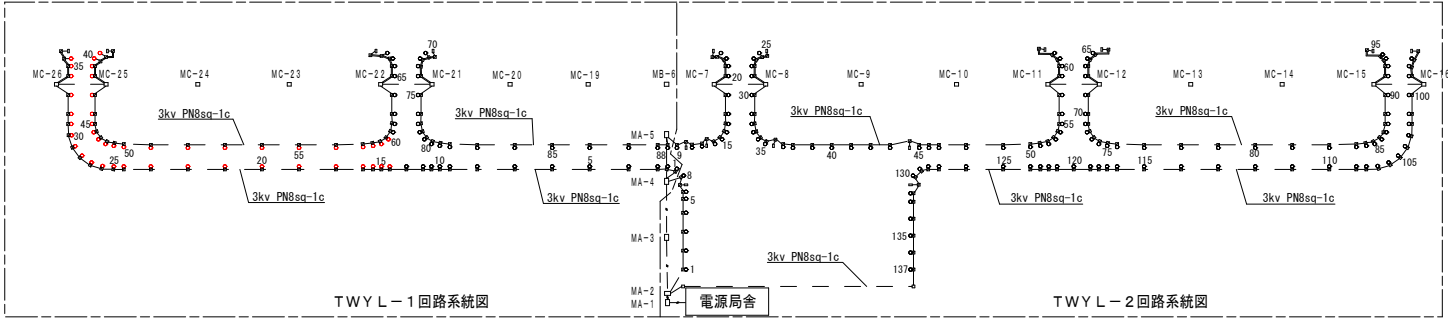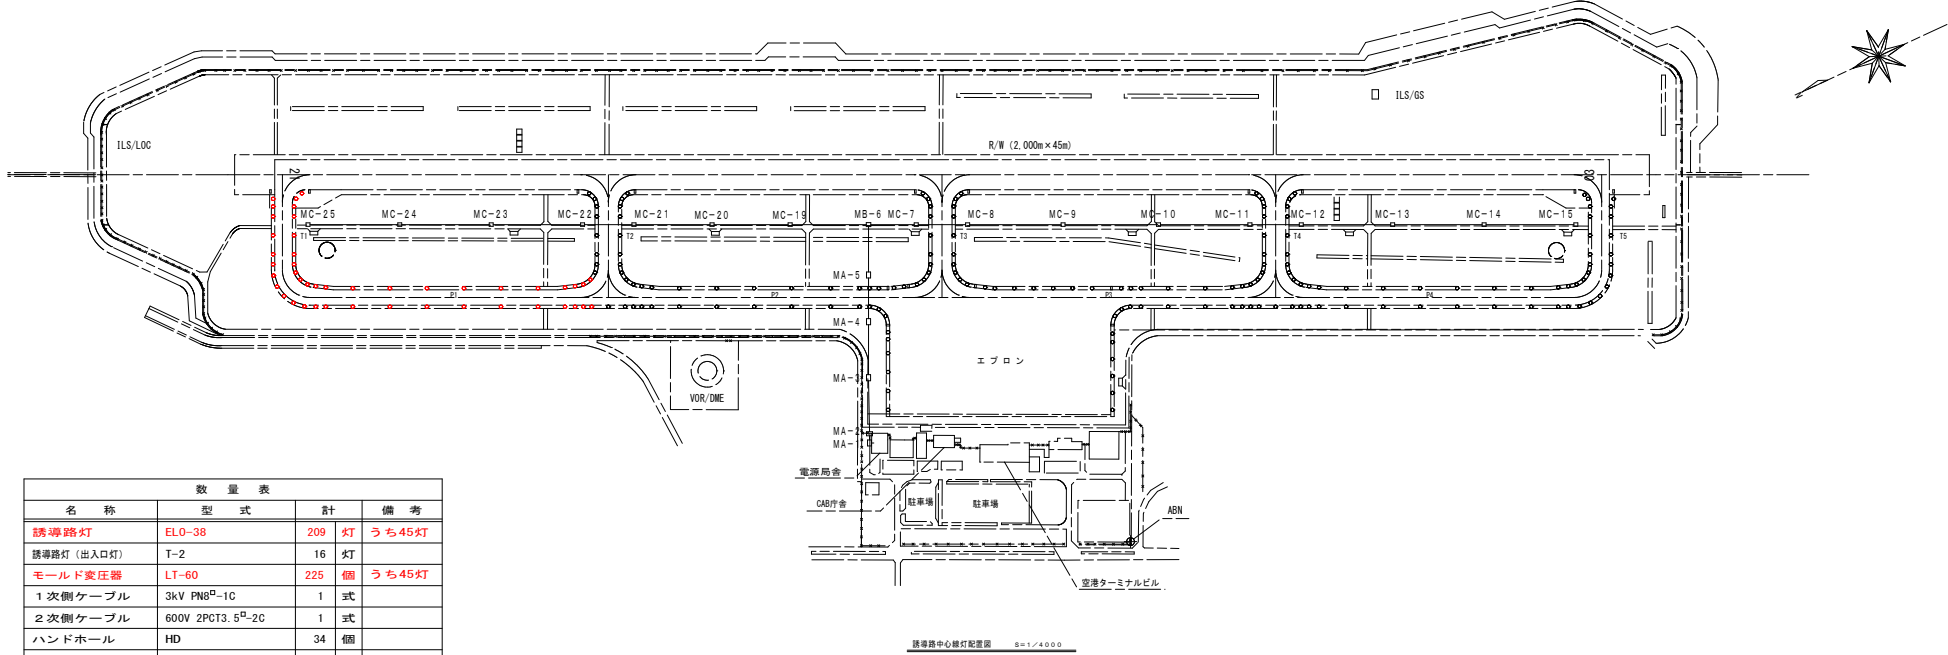

実施設計図

鹿児島県	
工事名	奄美空港整備工事 (R8-2工区)
空港名	奄美空港
工事箇所	奄美市 笠利 町 和野・万屋 地内
図面種類	誘導路灯配置配線図・配置系統図[撤去]
縮尺	1/4000
図面番号	全 31 葉 第 20 号