




誘導路灯灯器設置詳細図[撤去]

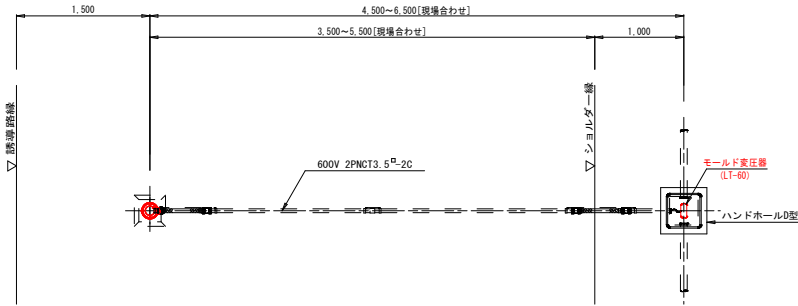


平面図

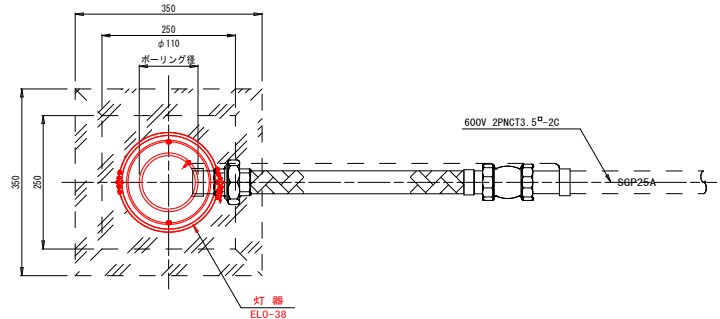

平面図

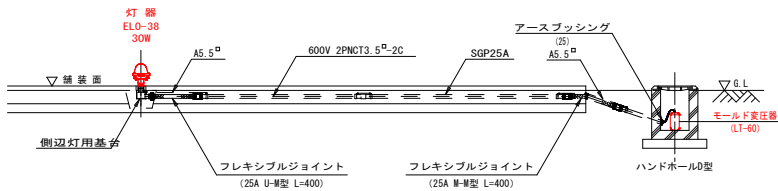


断面図

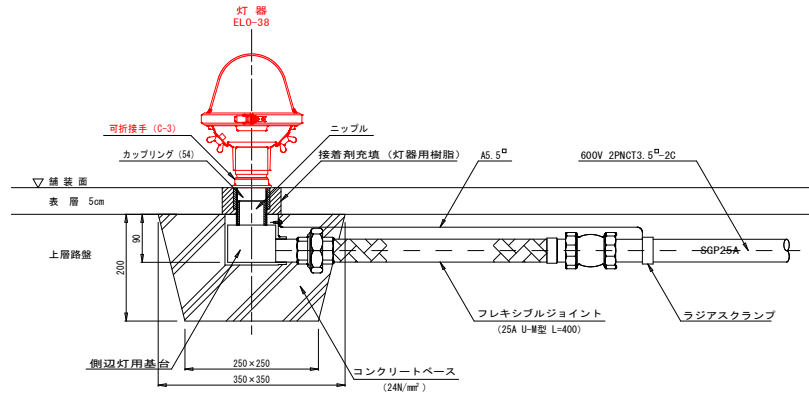

断面図

誘導路灯配置配線詳細図 S=1/30

誘導路灯灯器設置詳細図 S=1/5

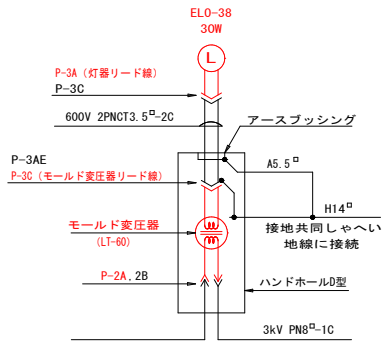


結線図

実施設計図

鹿児島県	
工事名	奄美空港整備工事 (R8-2工区)
空港名	奄美空港
工事箇所	奄美市 笠利 町 和野・万屋 地内
図面種類	誘導路灯灯器設置詳細図[撤去]
縮尺	1/5, 1/30
図面番号	全 31 葉 第 21 号

標準式進入灯配置配線図，配線系統図[撤去]

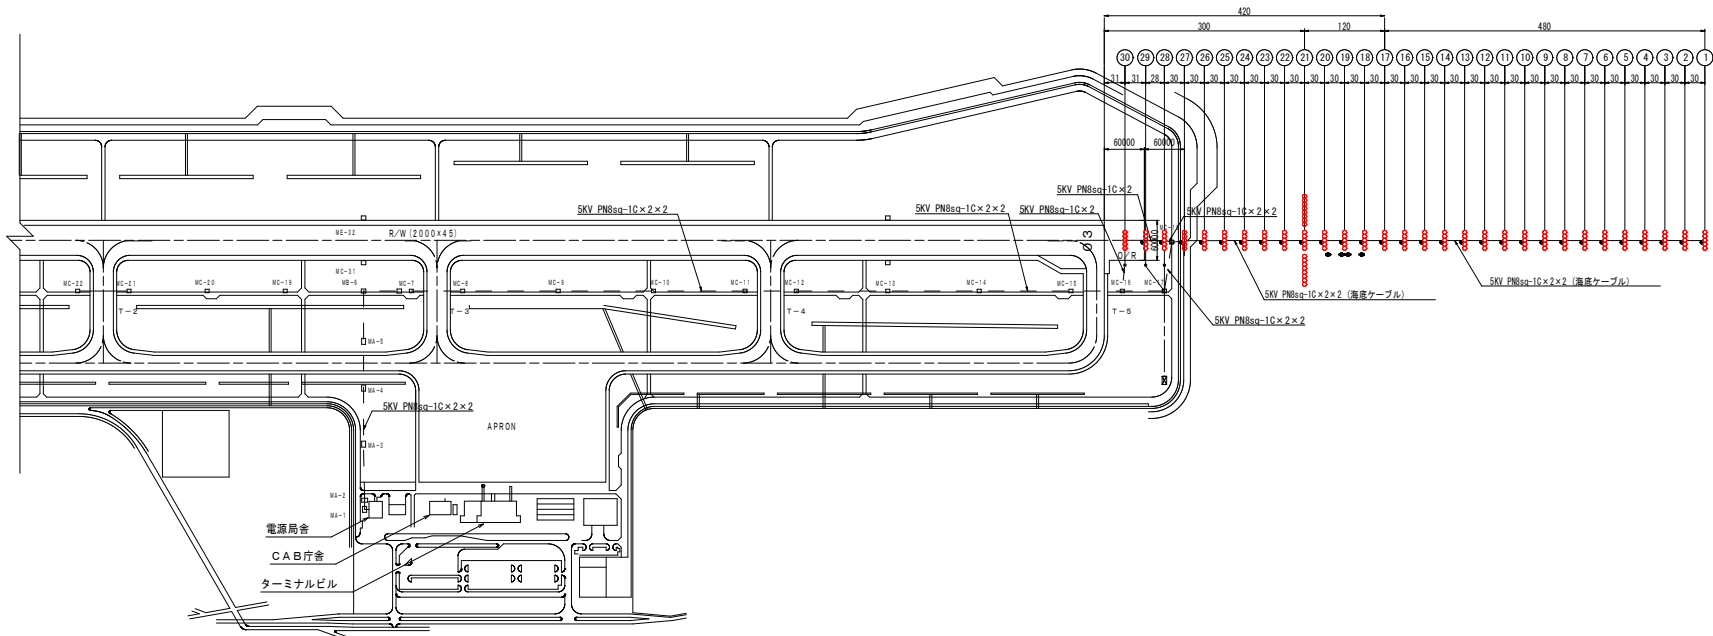

配置図 S=1/4000



凡 例				
記 号	名 称	規 格	備 考	
ooooo	進入灯 (センターバー)	EHU-31		
ooooo	" "	FHU-31		
ooooo ooooo	" (クロスバー)	EHU-31		
●	連鎖式閃光灯	FX-AV		
●	水路灯	LED式 (簡易標識灯)		
—	1次側ケーブル	SKV PN8 [□] -1C		
—	2次側ケーブル	600V 2PCT3.5 [□] -2C		
☒	SFL屋外キュービクル			

数 量 表					
名 称	型 式	回路名称		計	備 考
		PALS-1	PALS-2		
進入灯 (地上型)	EHU-31	80	81	161	灯
進入灯 (埋込型)	FHU-31	5		5	灯
可折継手	E-3	80	81	161	個
モールド変圧器	LT-200	80	81	161	個
	LT-300	5		5	個
1次側ケーブル	SKV PN8 [□] -1C	1	1	1	式
2次側ケーブル	600V 2PCT3.5 [□] -2C	1	1	1	式 更新対象：163m
ハンドホール	HA-a	1		1	個
	HD	2	2	4	個
一体型基台		5	5	10	個
プルボックス	550×600×300			33	個
モールド変圧器収納箱		75	76	151	個


実施設計図

鹿 児 島 県	
工 事 名	奄美空港整備工事 (R8-2工区)
空 港 名	奄 美 空 港
工事箇所	奄美市 笠利町 和野・万屋 地内
図面種類	標準式進入灯配置配線図，配線系統図[撤去]
縮 尺	1/4000
図面番号	全 31 葉 第 22 号

標準式進入灯配線系統図・結線図[撤去]

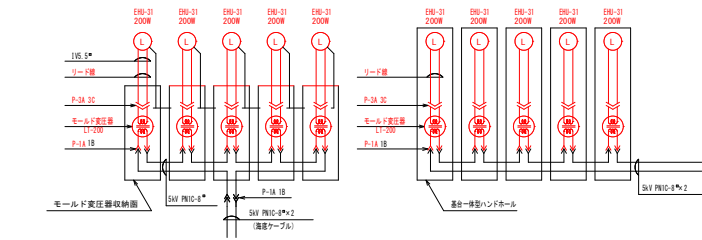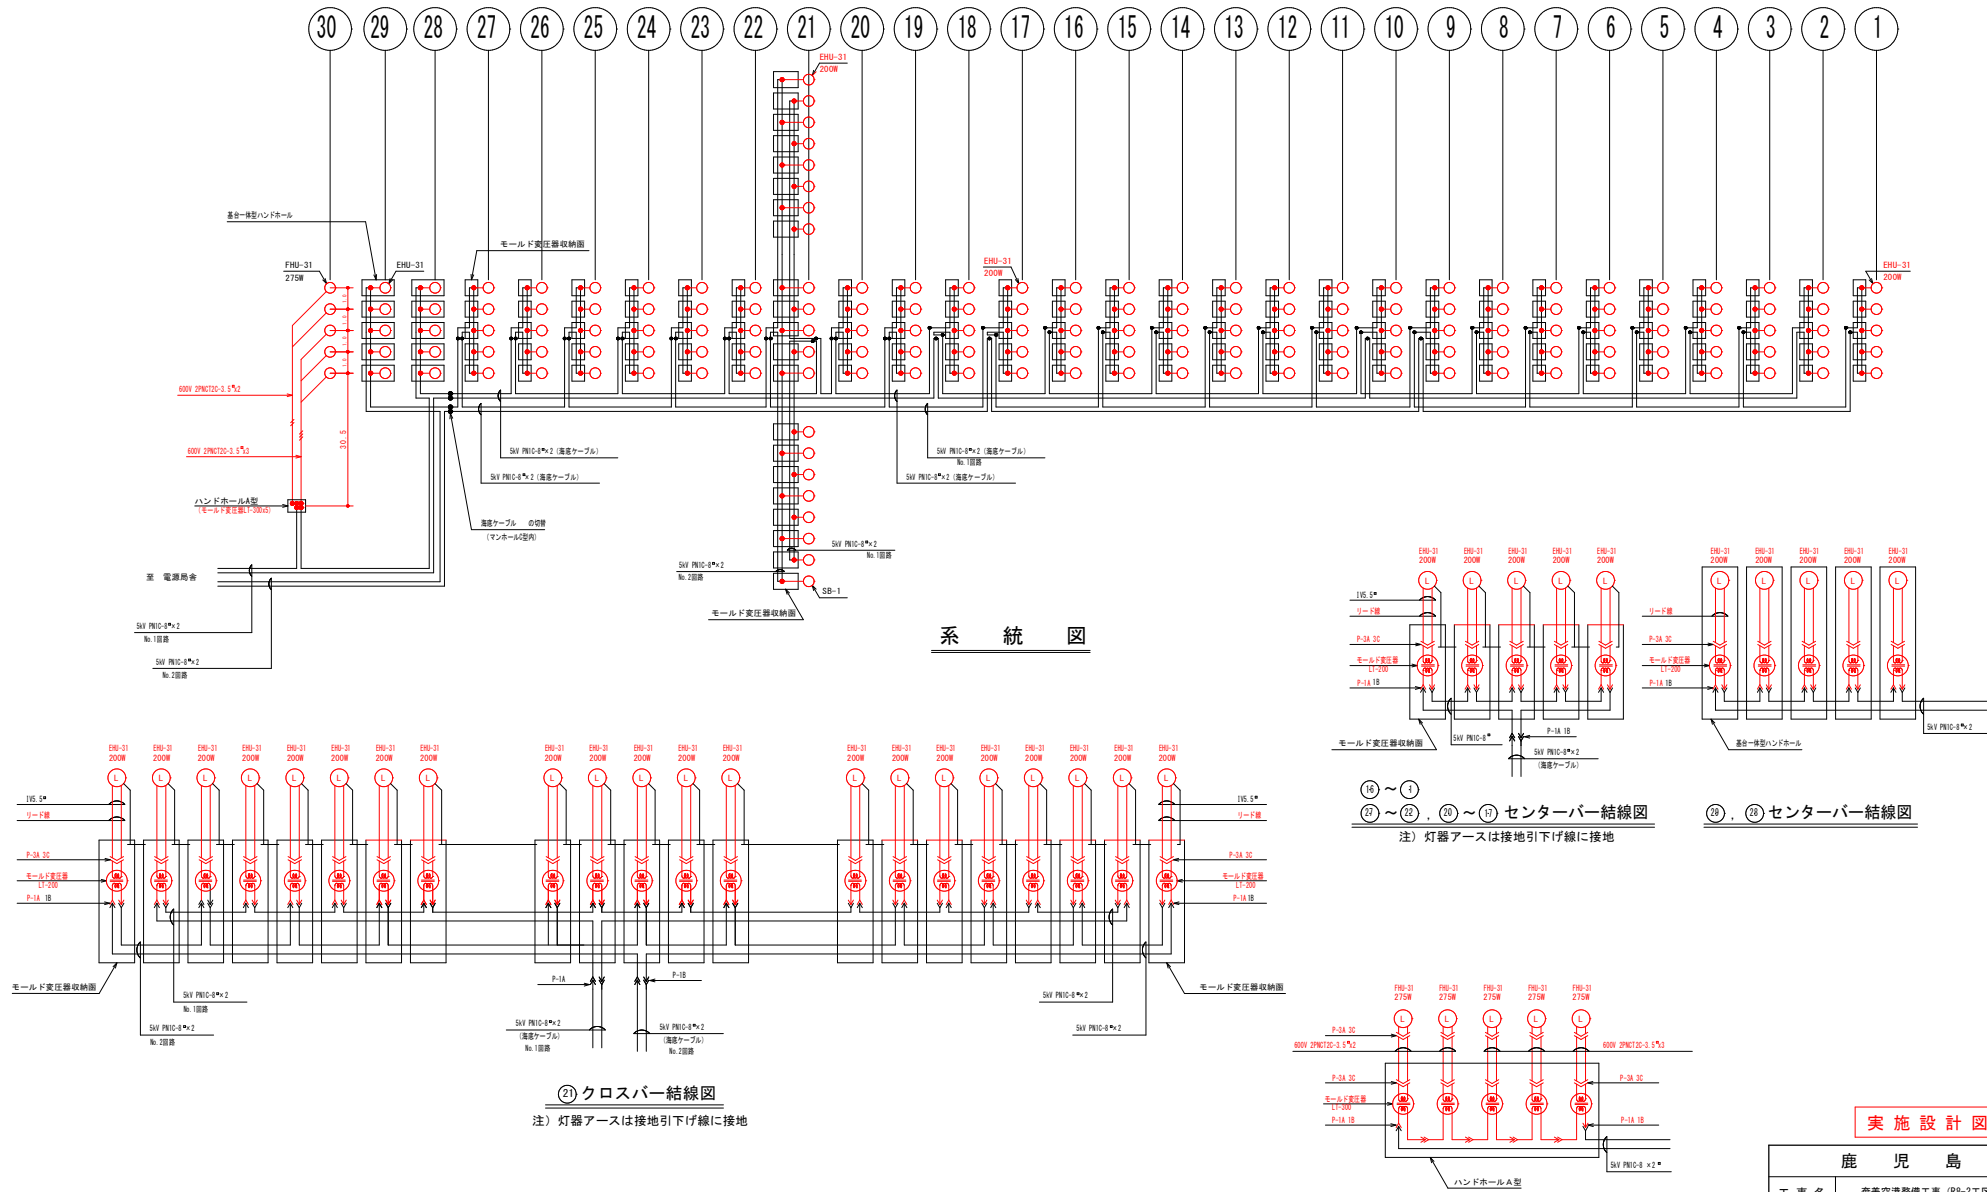

⑬～⑰ センターバー結線図
⑫、⑮ センターバー結線図
注) 灯器アースは接地引下線に接地



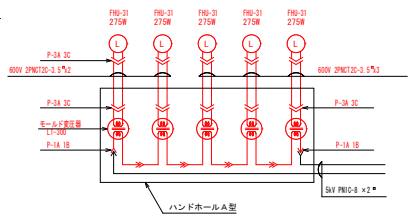


⑩ センターバー結線図

実施設計図

鹿児島県	
工事名	奄美空港整備工事 (R8-2工区)
空港名	奄美空港
工事箇所	奄美市 笠利町 和野・万屋 地内
図面種類	標準式進入灯配線系統図・結線図[撤去]
縮尺	NON
図面番号	全 31 葉 第 23 号

標準式進入灯灯器設置詳細図（センターバー）〔撤去〕

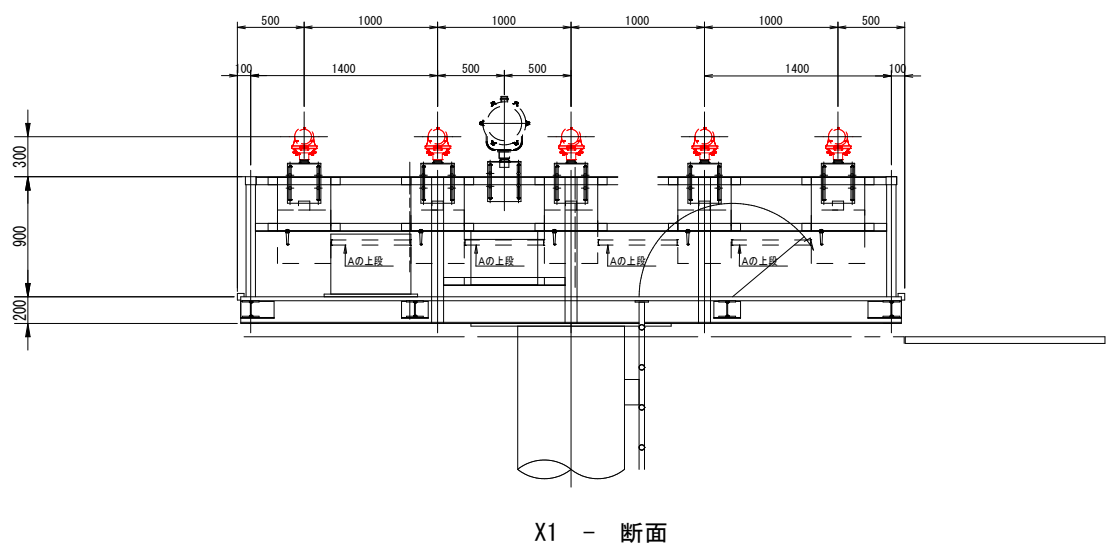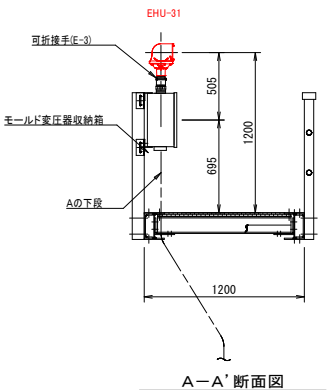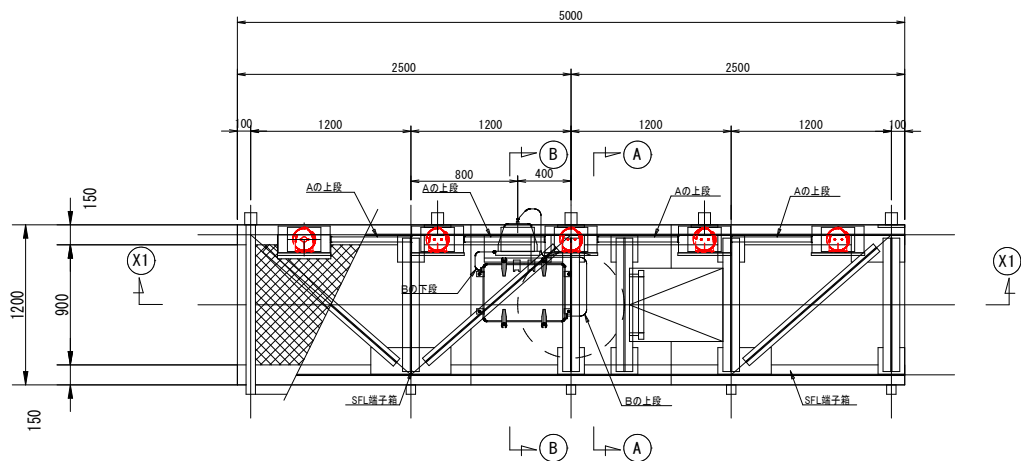





センターバー灯器設置詳細図－1

S=1/20

実施設計図

鹿児島県	
工事名	奄美空港整備工事（R8-2工区）
空港名	奄美空港
工事箇所	奄美市 笠利町 和野・万屋 地内
図面種類	標準式進入灯灯器設置詳細図（センターバー）〔撤去〕
縮尺	1/20
図面番号	全 31 葉 第 24 号



標準式進入灯灯器設置詳細図（クロスバー）〔撤去〕

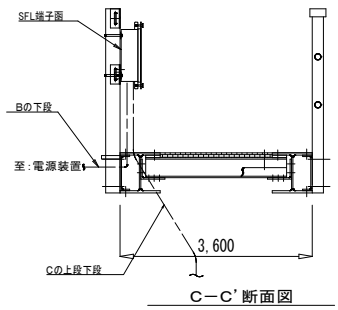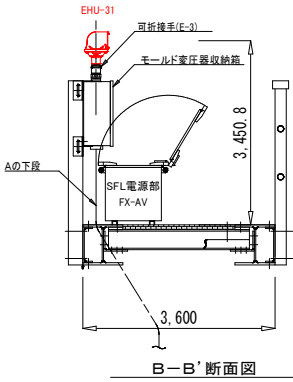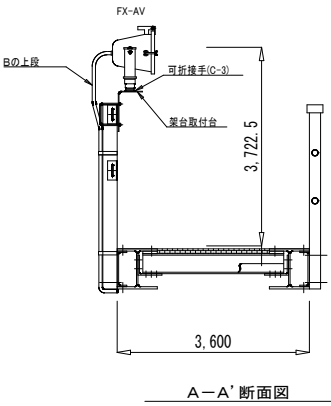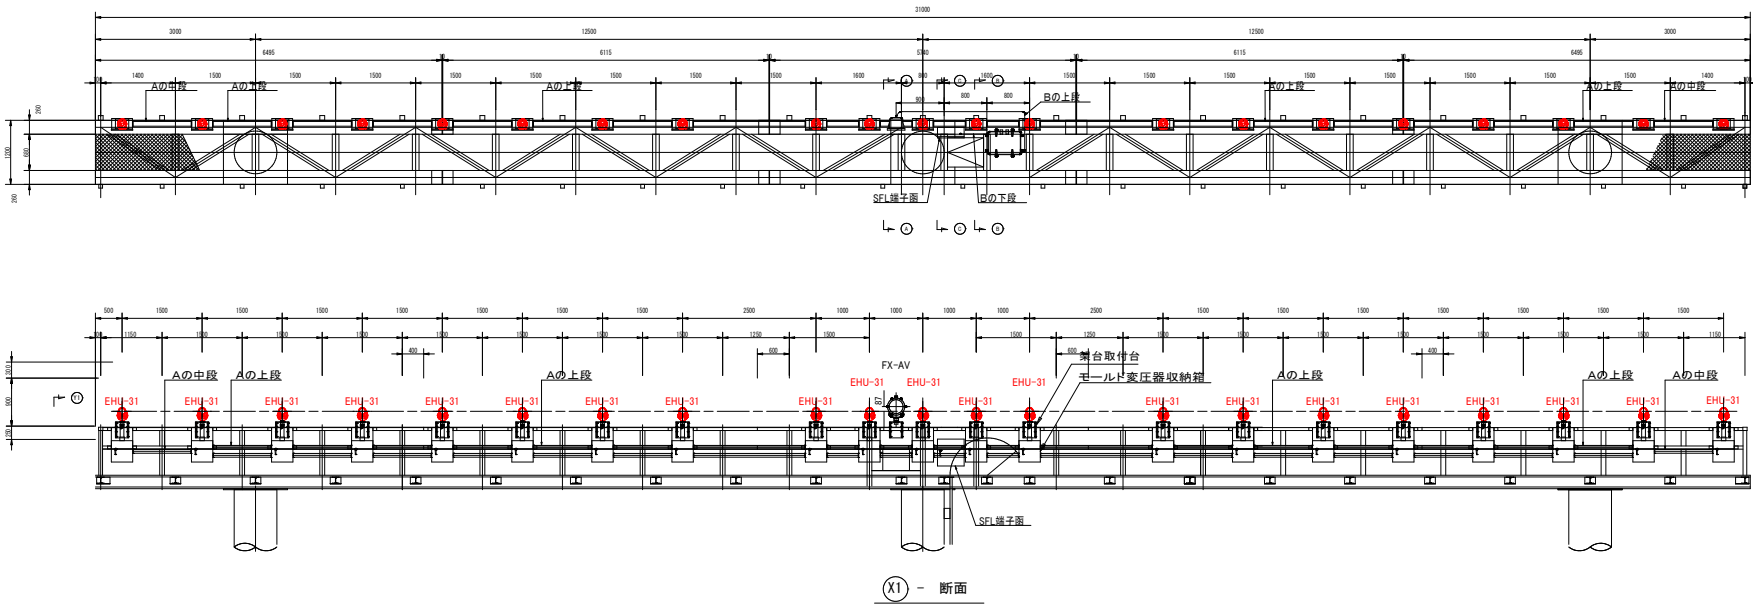

凡 例					
No.	記号	回路番号	配 線	配 管	備 考
2	A	PALS	5kV PN8 ⁰ -1C × 4	(FRP管 × 2)	既設
		PALS	5kV PN8 ⁰ -1C × 2	(FRP管)	既設
	B	PALS	5kV PN8 ⁰ -1C(WAZV) × 4	—	既設
		SFL灯器	FX-灯器リード線 (FCP28)	—	既設
		SFL電源	600V 3PNC8 ⁰ -4c	—	既設
		SFL電源	600V CVケーブル(WAZV)	—	既設
	C	SFL制御	600V CVケーブル(WAZV)	—	既設

実施設計図


鹿児島県	
工事名	奄美空港整備工事 (R8-2工区)
空港名	奄美空港
工事箇所	奄美市 笠利 町 和野・万屋 地内
図面種類	標準式進入灯灯器設置詳細図 (クロスバー)〔撤去〕
縮 尺	1/50, 1/20
図面番号	全 31 葉 第 25 号

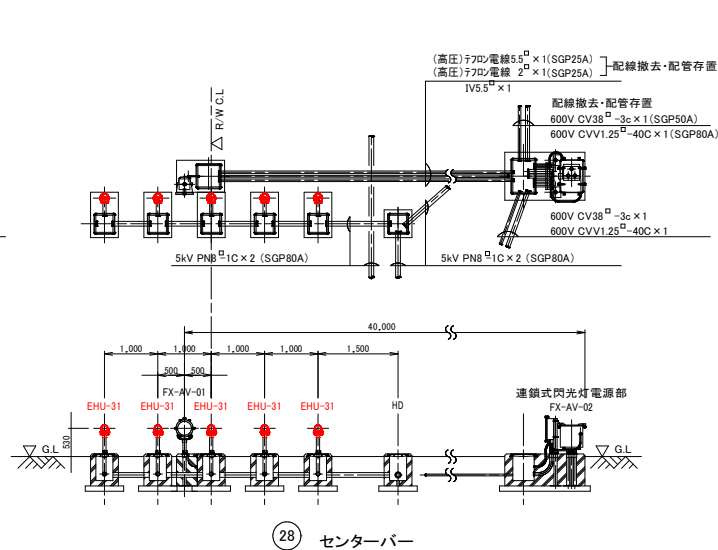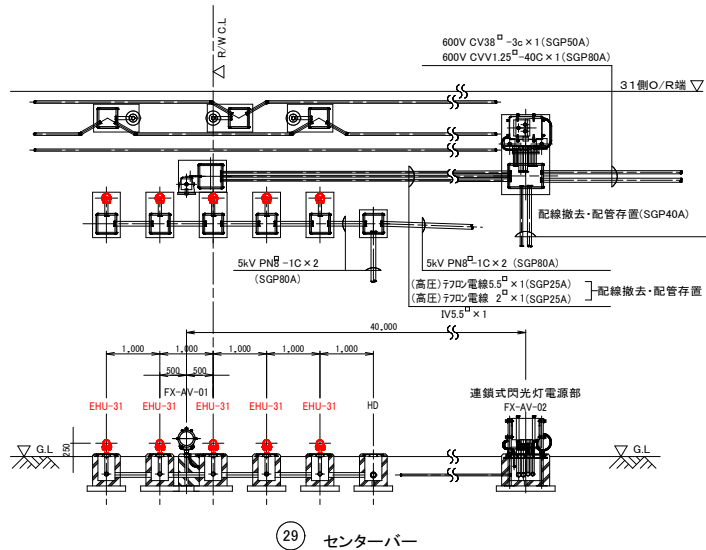

標準進入灯，連鎖式閃光灯配置配線詳細図

S=1/50

(陸上部)

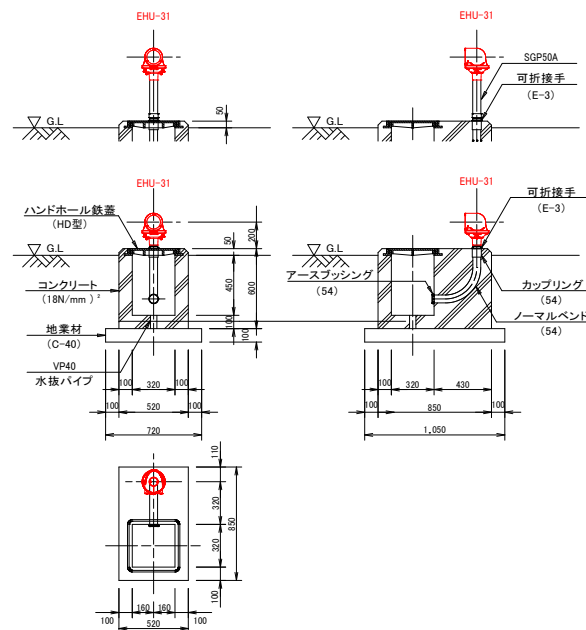


進入灯基台設置詳細図

S=1/20


実施設計図

鹿児島県	
工事名	奄美空港整備工事 (R8-2工区)
空港名	奄美空港
工事箇所	奄美市 笠利 町 和野・万屋 地内
図面種類	標準式進入灯 (地上型) 灯器設置詳細図 [撤去]
縮尺	1/20, 1/50
図面番号	全 31 葉 第 26 号

標準式進入灯（埋込型）灯器設置詳細図[撤去]

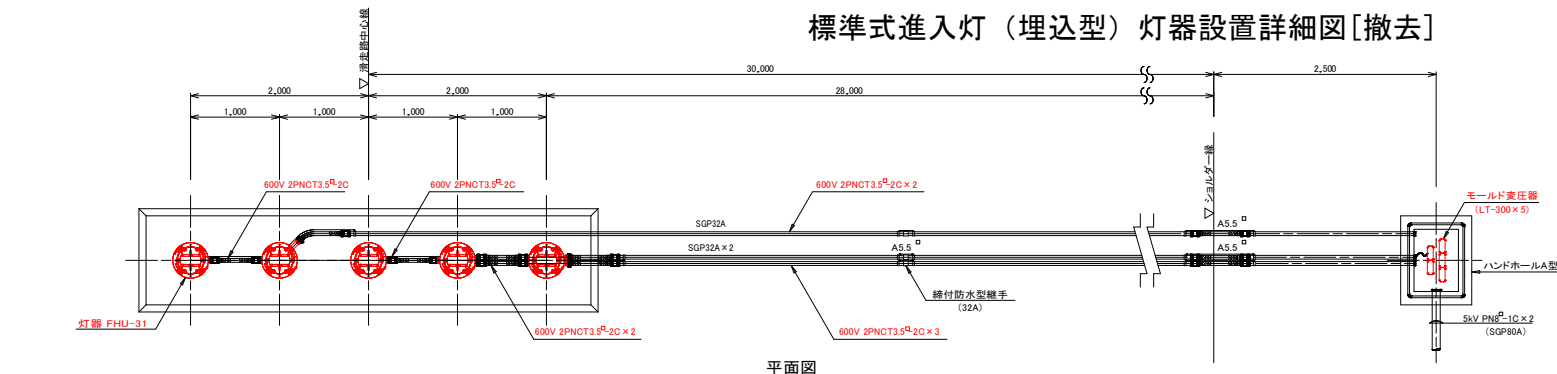


平面図

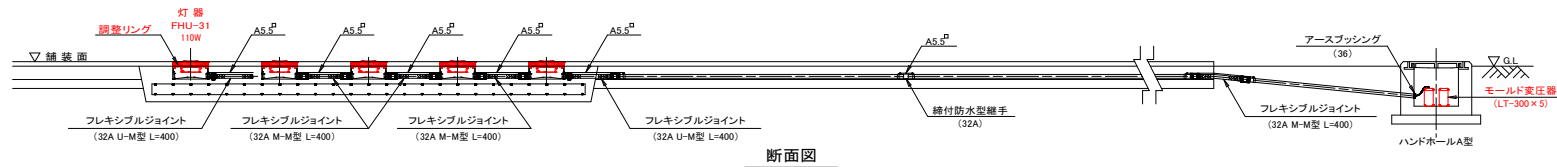


断面図

標準式進入灯(埋込型)配置配線詳細図 S=1/30

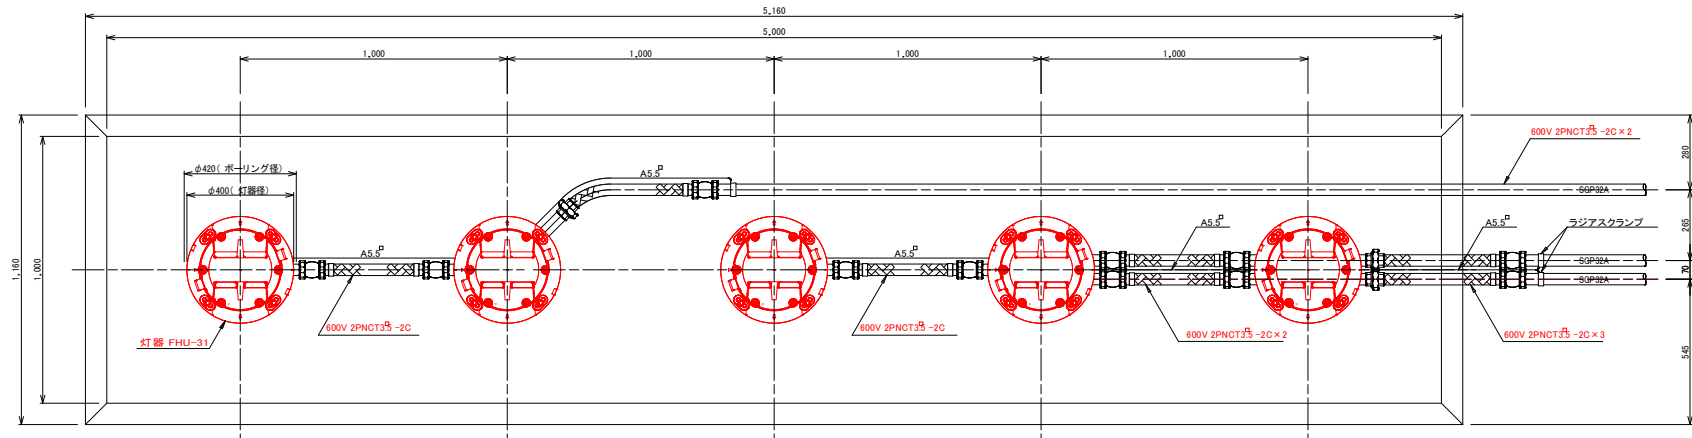

平面図

5,160 x 1,160

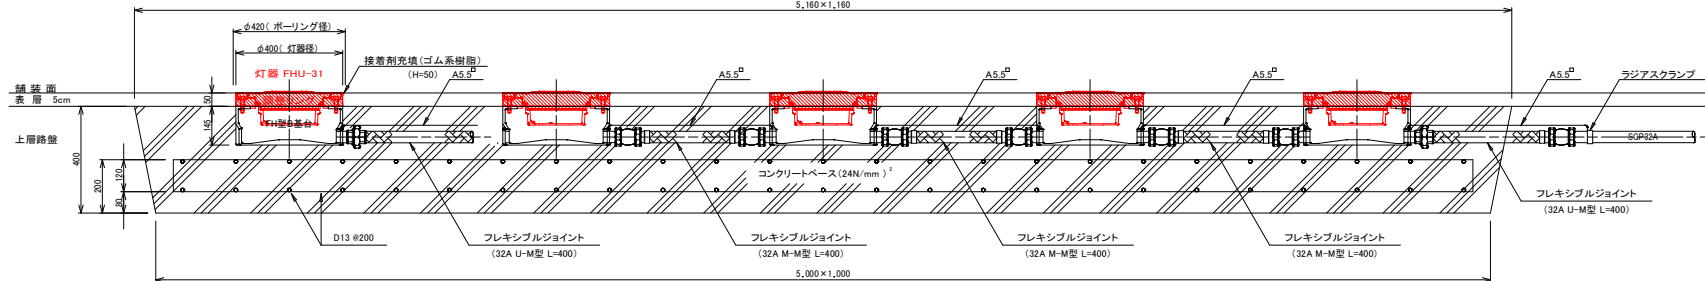


断面図

標準式進入灯(埋込型)灯器設置詳細図 S=1/10


実施設計図

鹿児島県	
工事名	奄美空港整備工事 (R8-2工区)
空港名	奄美空港
工事箇所	奄美市 笠利町 和野・万屋 地内
図面種類	標準式進入灯（埋込型）灯器設置詳細図[撤去]
縮尺	1/10, 1/30
図面番号	全 31 葉 第 27 号


簡易式進入灯配置配線系統図・結線図[撤去]

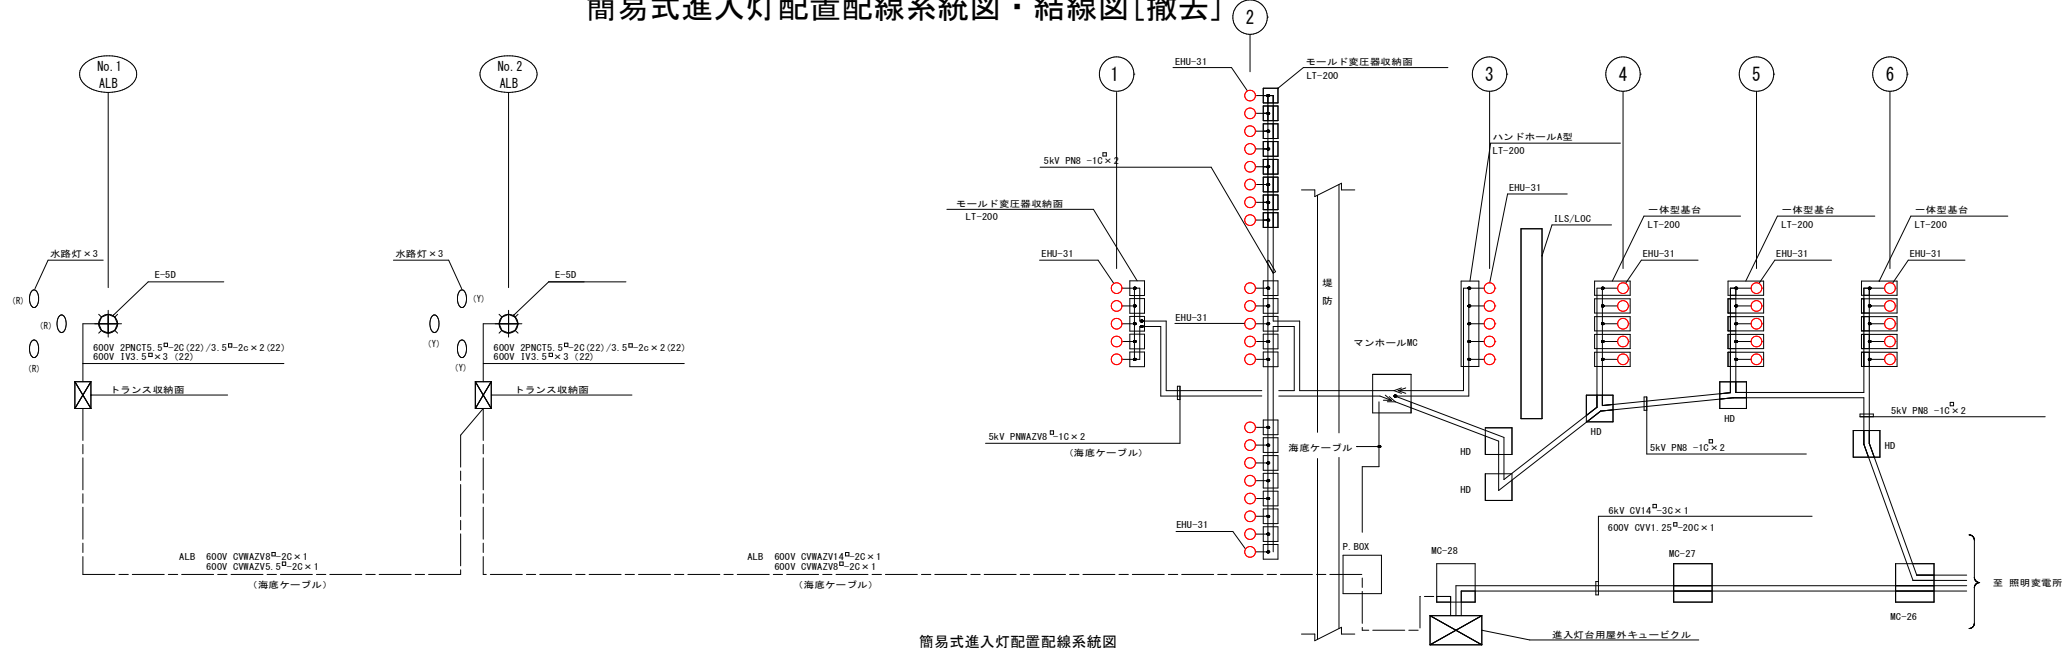


簡易式進入灯配置配線系統図

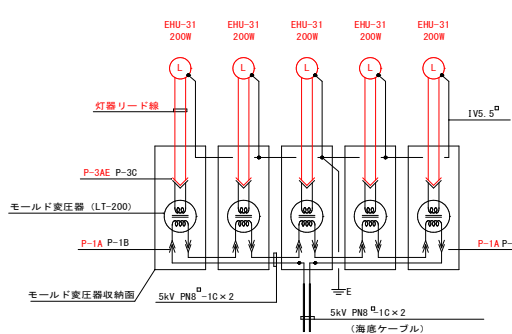


① センターバレット (海上)

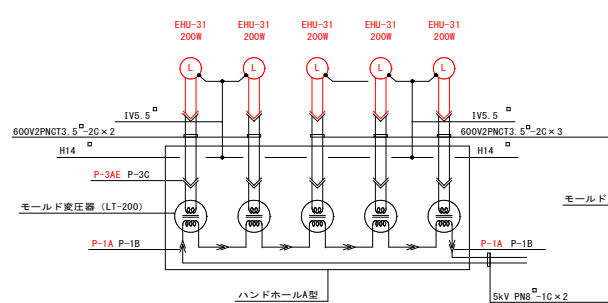

③ センターバレット (軽量型進入灯柱)

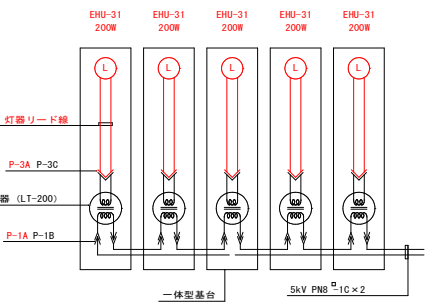

④⑤⑥ センターバレット (一体型基台)

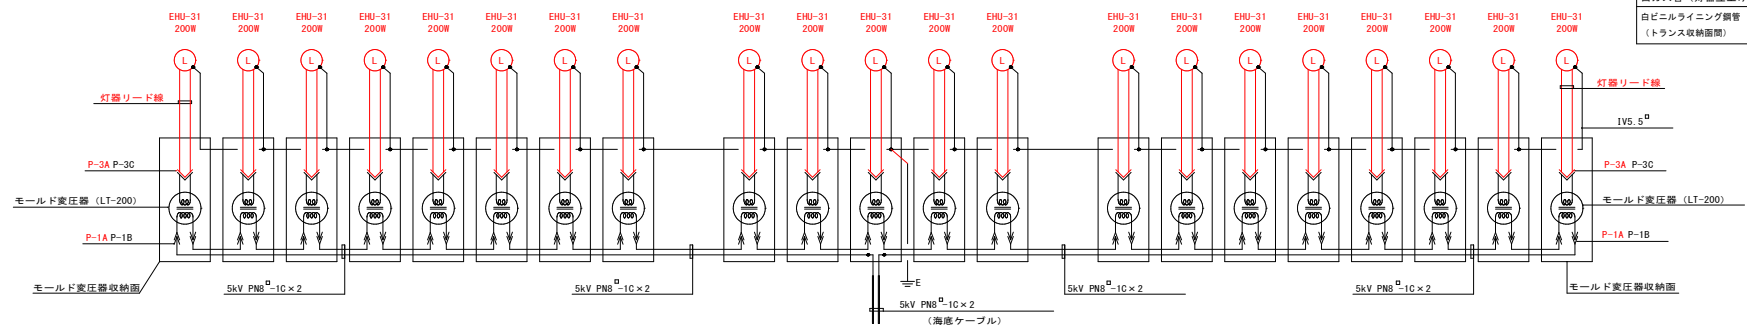

② 300mクロスバー (海上)



結線図

設置数量表				
名称	摘要	数量		備考
		更新	再使用	
進入灯台	E-5	2		
水路灯	(赤)		3	
水路灯	(黄)		3	
低圧ケーブル	600V CVIAZV14 ² -2C×1		1式	
低圧ケーブル	600V CVIAZV14 ² -2C×1		1式	
低圧ケーブル	600V CVIAZV5.5 ² -2C×1		1式	
簡易式進入灯	EHU-31	5		③
簡易式進入灯	EHU-31 (P-3Aリード線付)	41		④⑤⑥
モールド変圧器	LT-200		46	②
モールド変圧器収納面	400×400×220		26	②
軽量型進入灯柱	1型 (80m/S)		2基	①
可折接手	O-3型		5	③
可折接手	E-3型		41	④⑤⑥
航空照明用ケーブル	5kVPNB ² -1C		1式	②
低圧ケーブル	2PNC13.5 ² -2C		1式	③
接地線	IV5.5 ²		1式	②
自ガス管 (灯器立上げ管)	SGP90A		1式	④⑤⑥
白ビニルライニング鋼管 (トランス収納面)	SGP-VDB0A		1式	②



実施設計図

鹿児島県	
工事名	奄美空港整備工事 (R8-2工区)
空港名	奄美空港
工事箇所	奄美市 笠利町 和野・万屋 地内
図面種類	簡易式進入灯配置配線系統図・結線図 [撤去]
縮尺	NON
図面番号	全 31 葉 第 28 号



簡易式進入灯灯器設置詳細図－１〔撤去〕

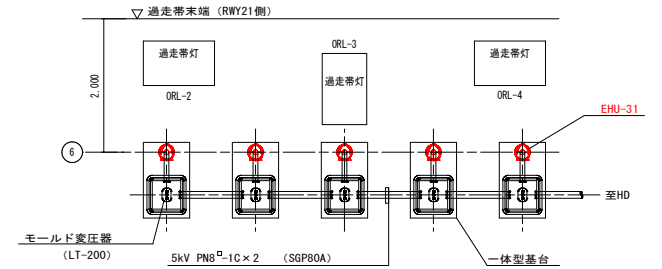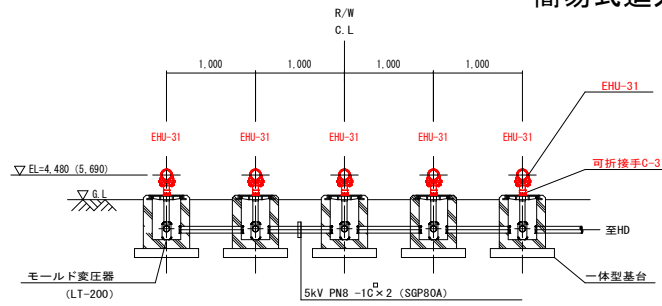

⑥センターパレット灯器設置詳細図 S=1/30

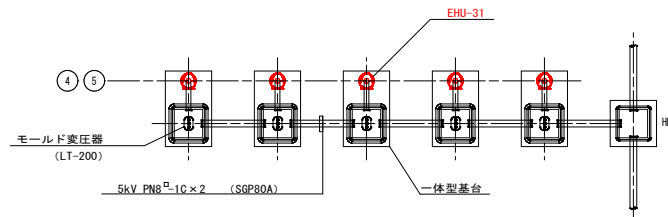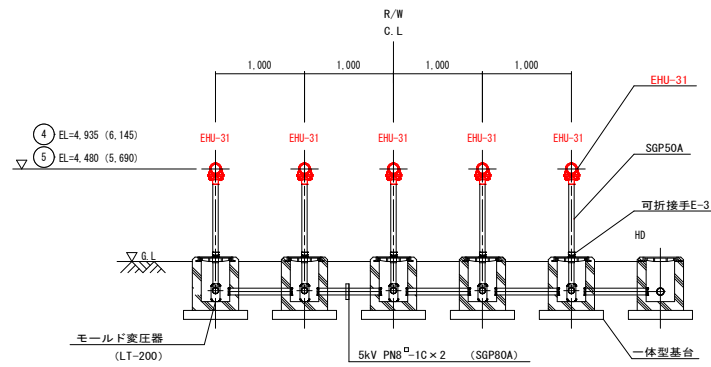

④⑤センターパレット灯器設置詳細図 S=1/30

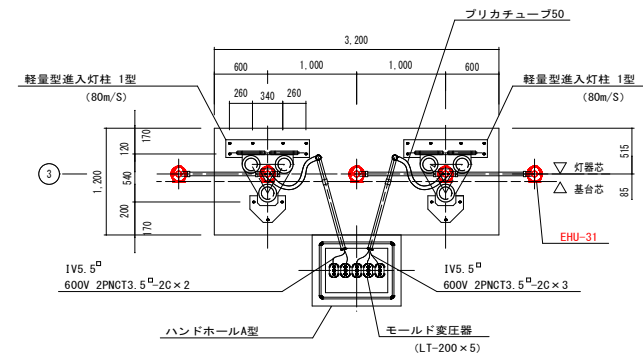
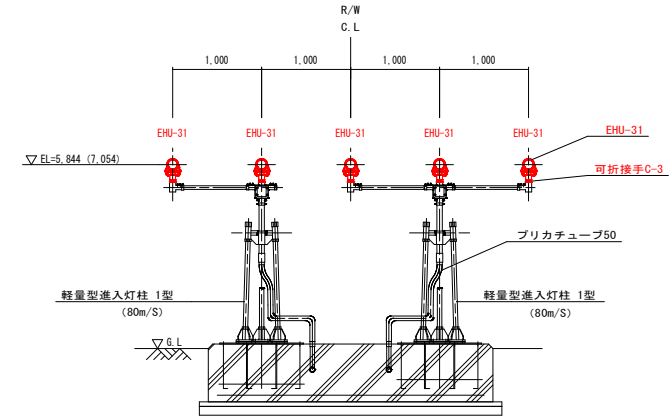


③センターパレット灯器設置詳細図 S=1/30


実施設計図

鹿児島県	
工事名	奄美空港整備工事 (R8-2工区)
空港名	奄美空港
工事箇所	奄美市 笠利 町 和野・万屋 地内
図面種類	簡易式進入灯灯器設置詳細図－１〔撤去〕
縮尺	1/30
図面番号	全 31 葉 第 29 号


簡易式進入灯灯器設置詳細図－２〔撤去〕

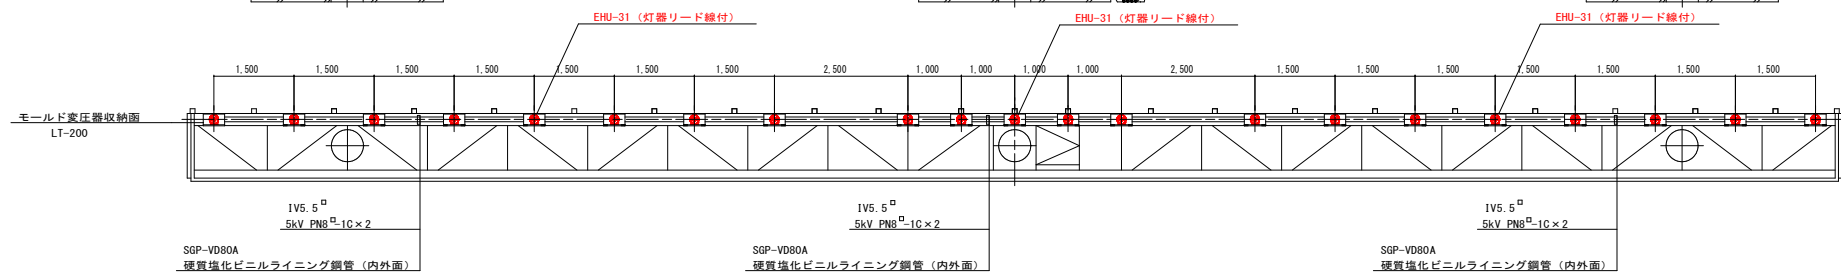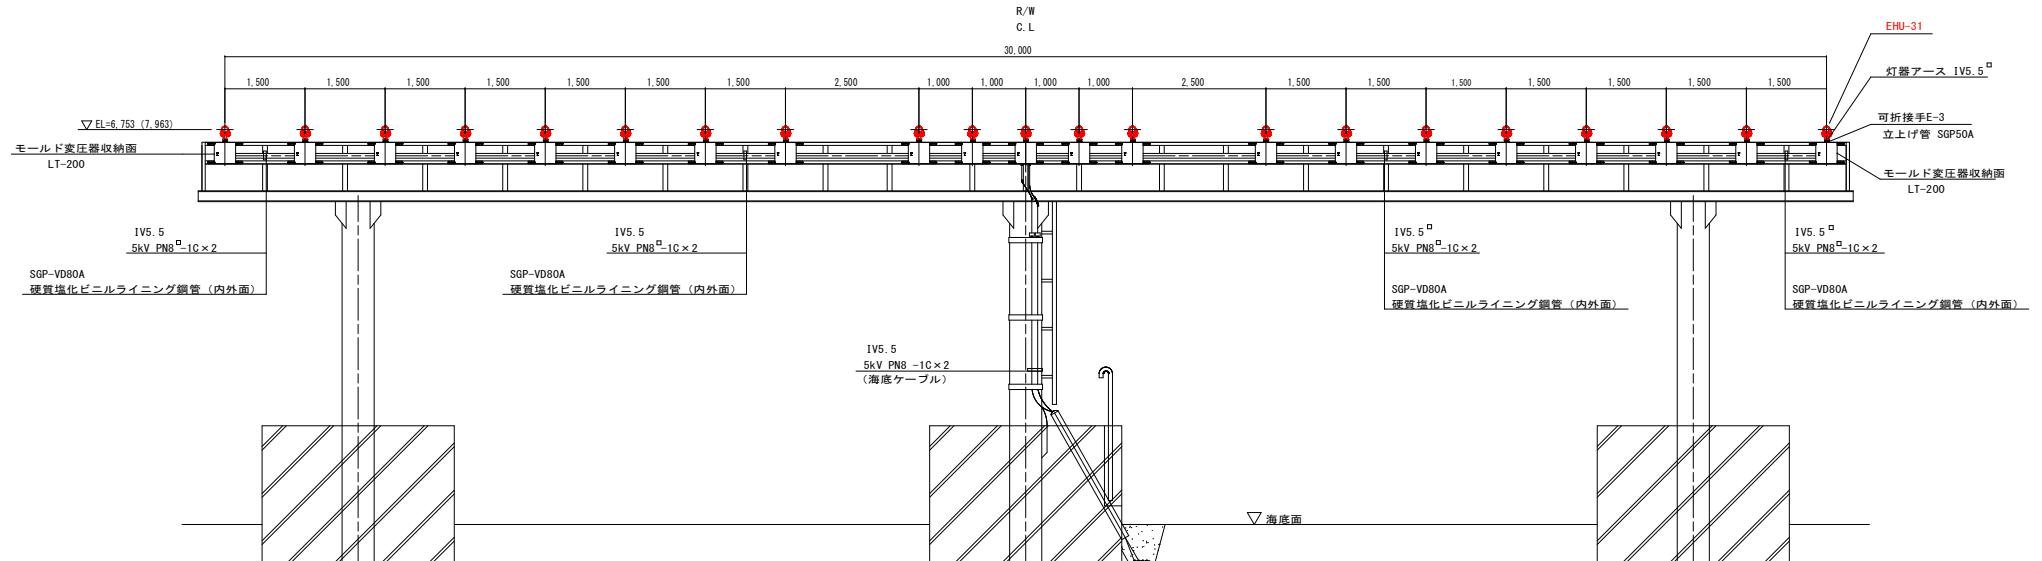

②300mクロスバー灯器・配管取替詳細図 S=1/50

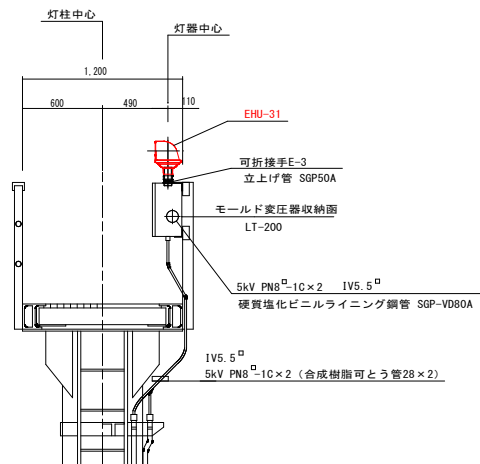

②クロスバー灯器設置断面詳細図 S=1/20

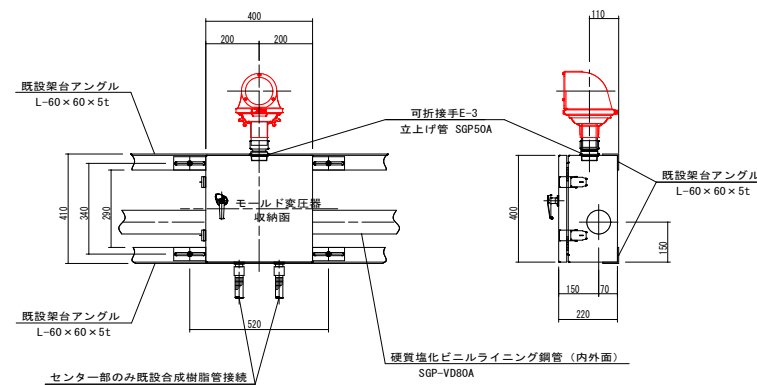


モールド変圧器収納面取付詳細図 S=1/10

実施設計図

鹿児島県	
工事名	奄美空港整備工事 (R8-2工区)
空港名	奄美空港
工事箇所	奄美市 笠利 町 和野・万屋 地内
図面種類	簡易式進入灯灯器設置詳細図－２〔撤去〕
縮尺	1/10, 1/20, 1/50
図面番号	全 31 葉 第 30 号

簡易式進入灯灯器設置詳細図－3 [撤去]

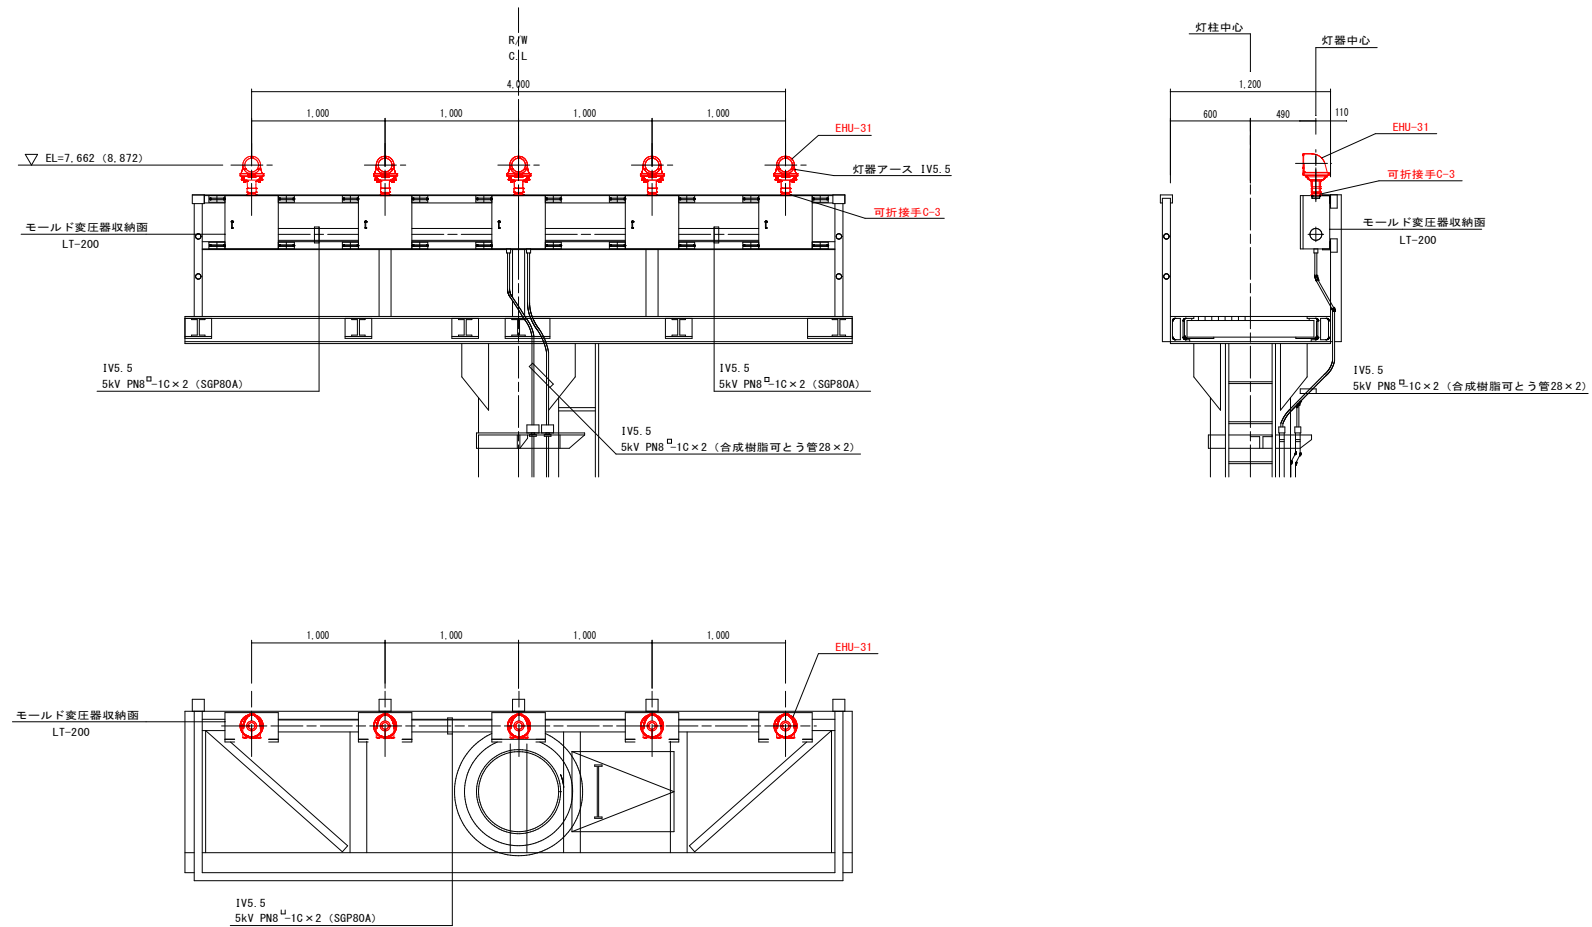

① S=1/20

実施設計図

鹿児島県	
工事名	奄美空港整備工事 (R8-2工区)
空港名	奄美空港
工事箇所	奄美市 笠利町 和野・万屋 地内
図面種類	簡易式進入灯灯器設置詳細図－3 [撤去]
縮尺	1/20
図面番号	全 31 葉 第 31 号

() の数値は海拔高を示す。